



PLANTA BAIXA / SANITARIA
ESCALA 1:50

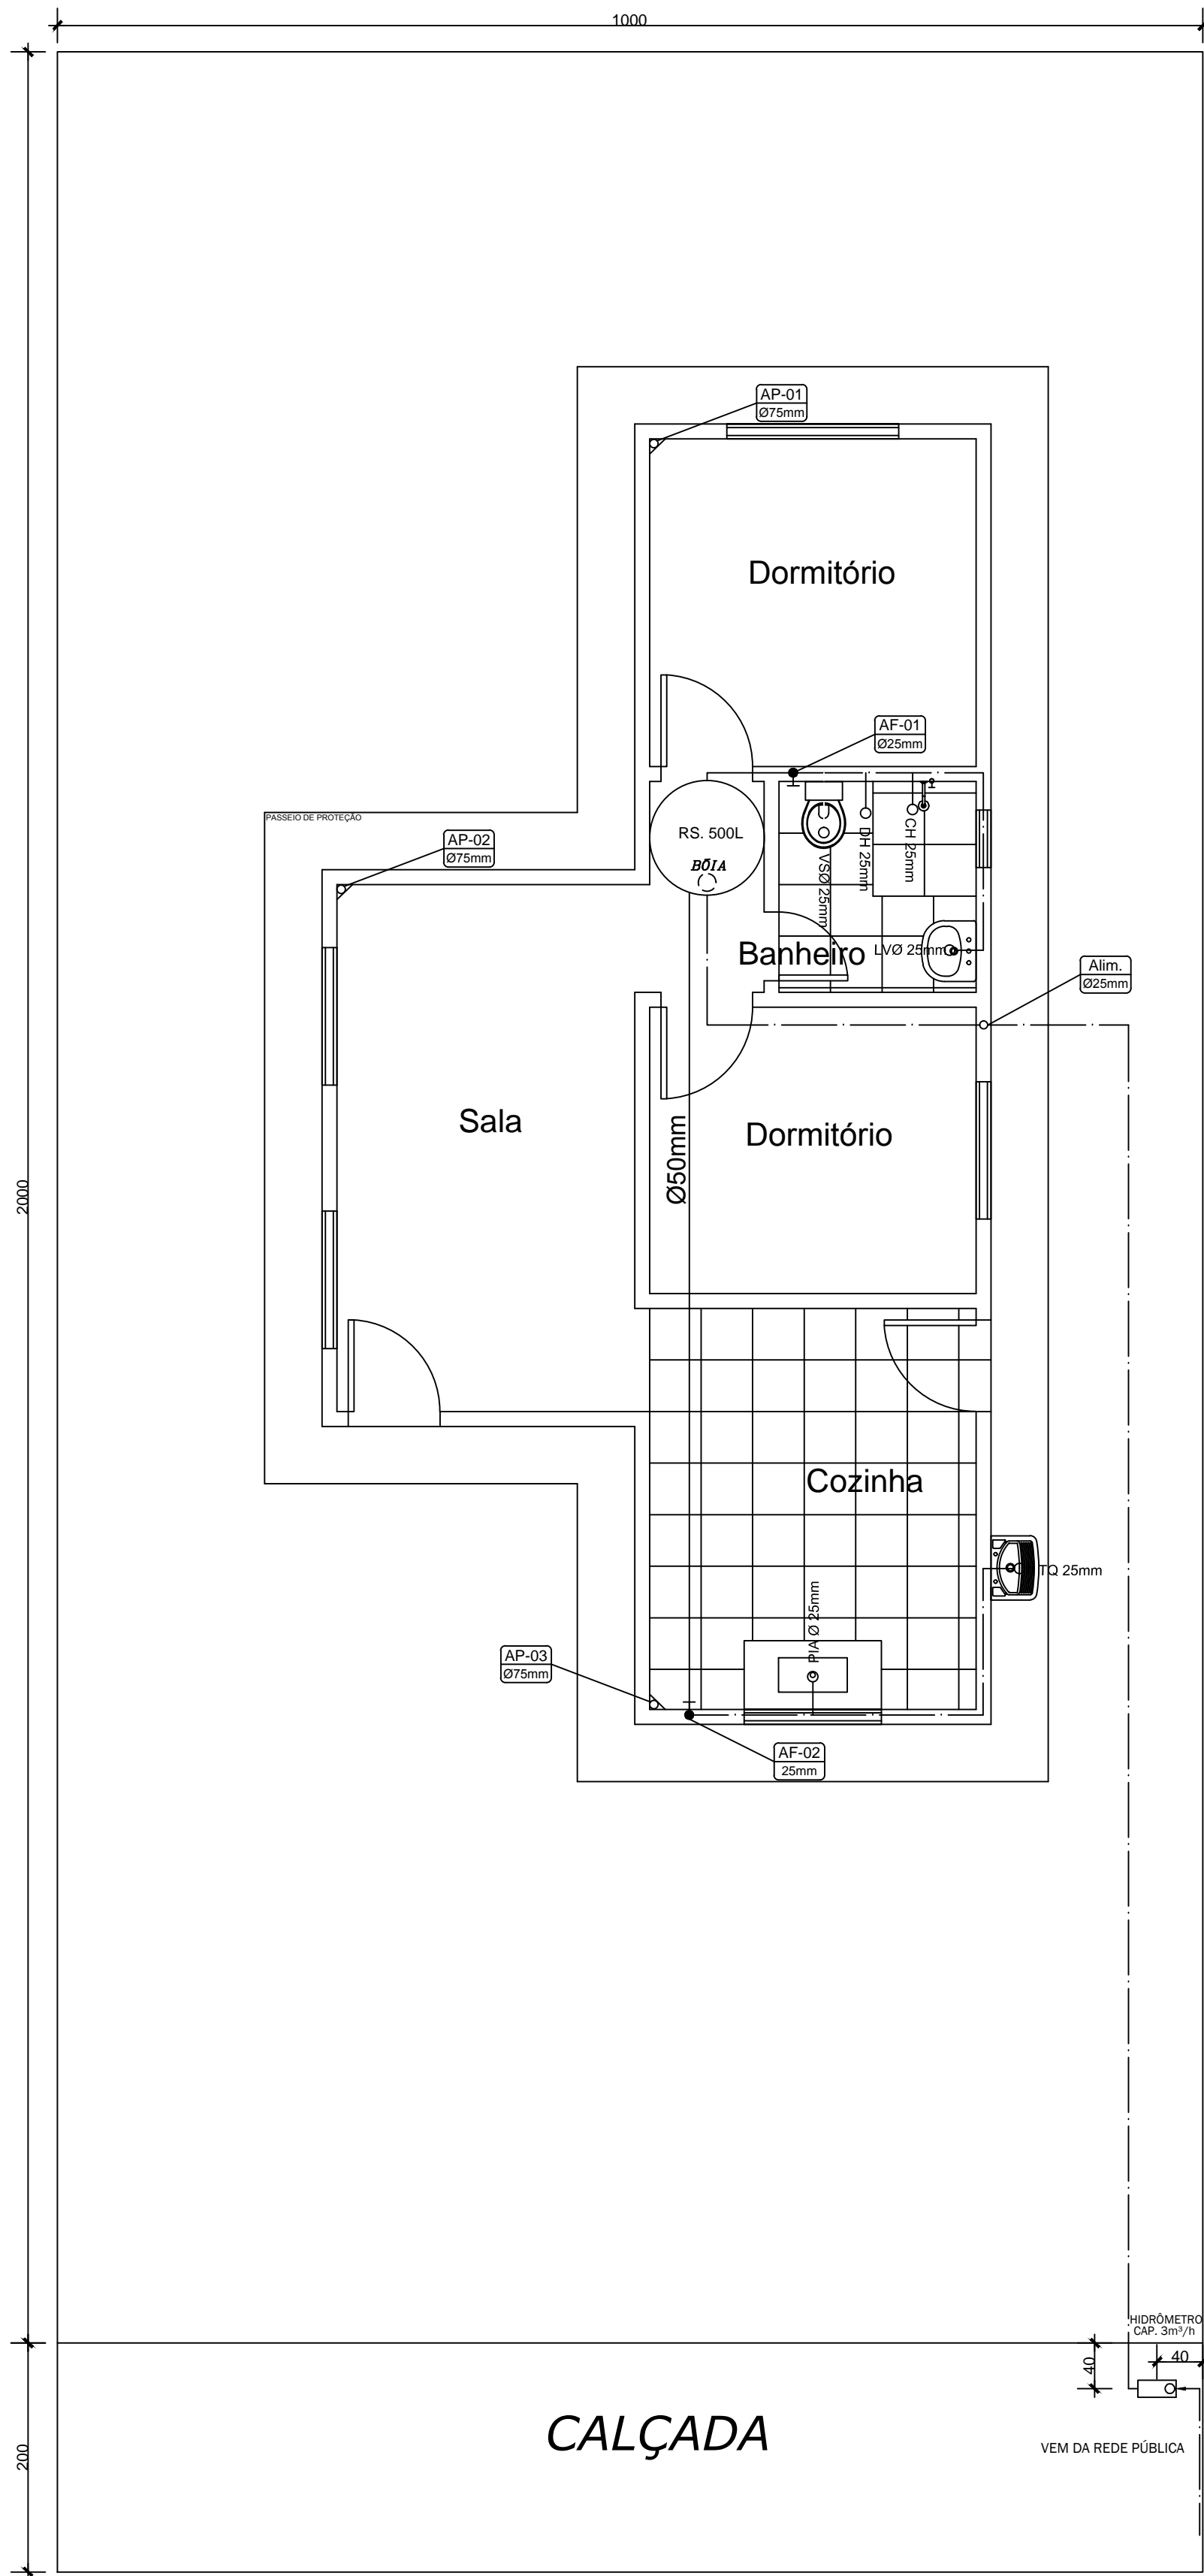

PLANTA BAIXA / HIDRAULICA
ESCALA 1:50

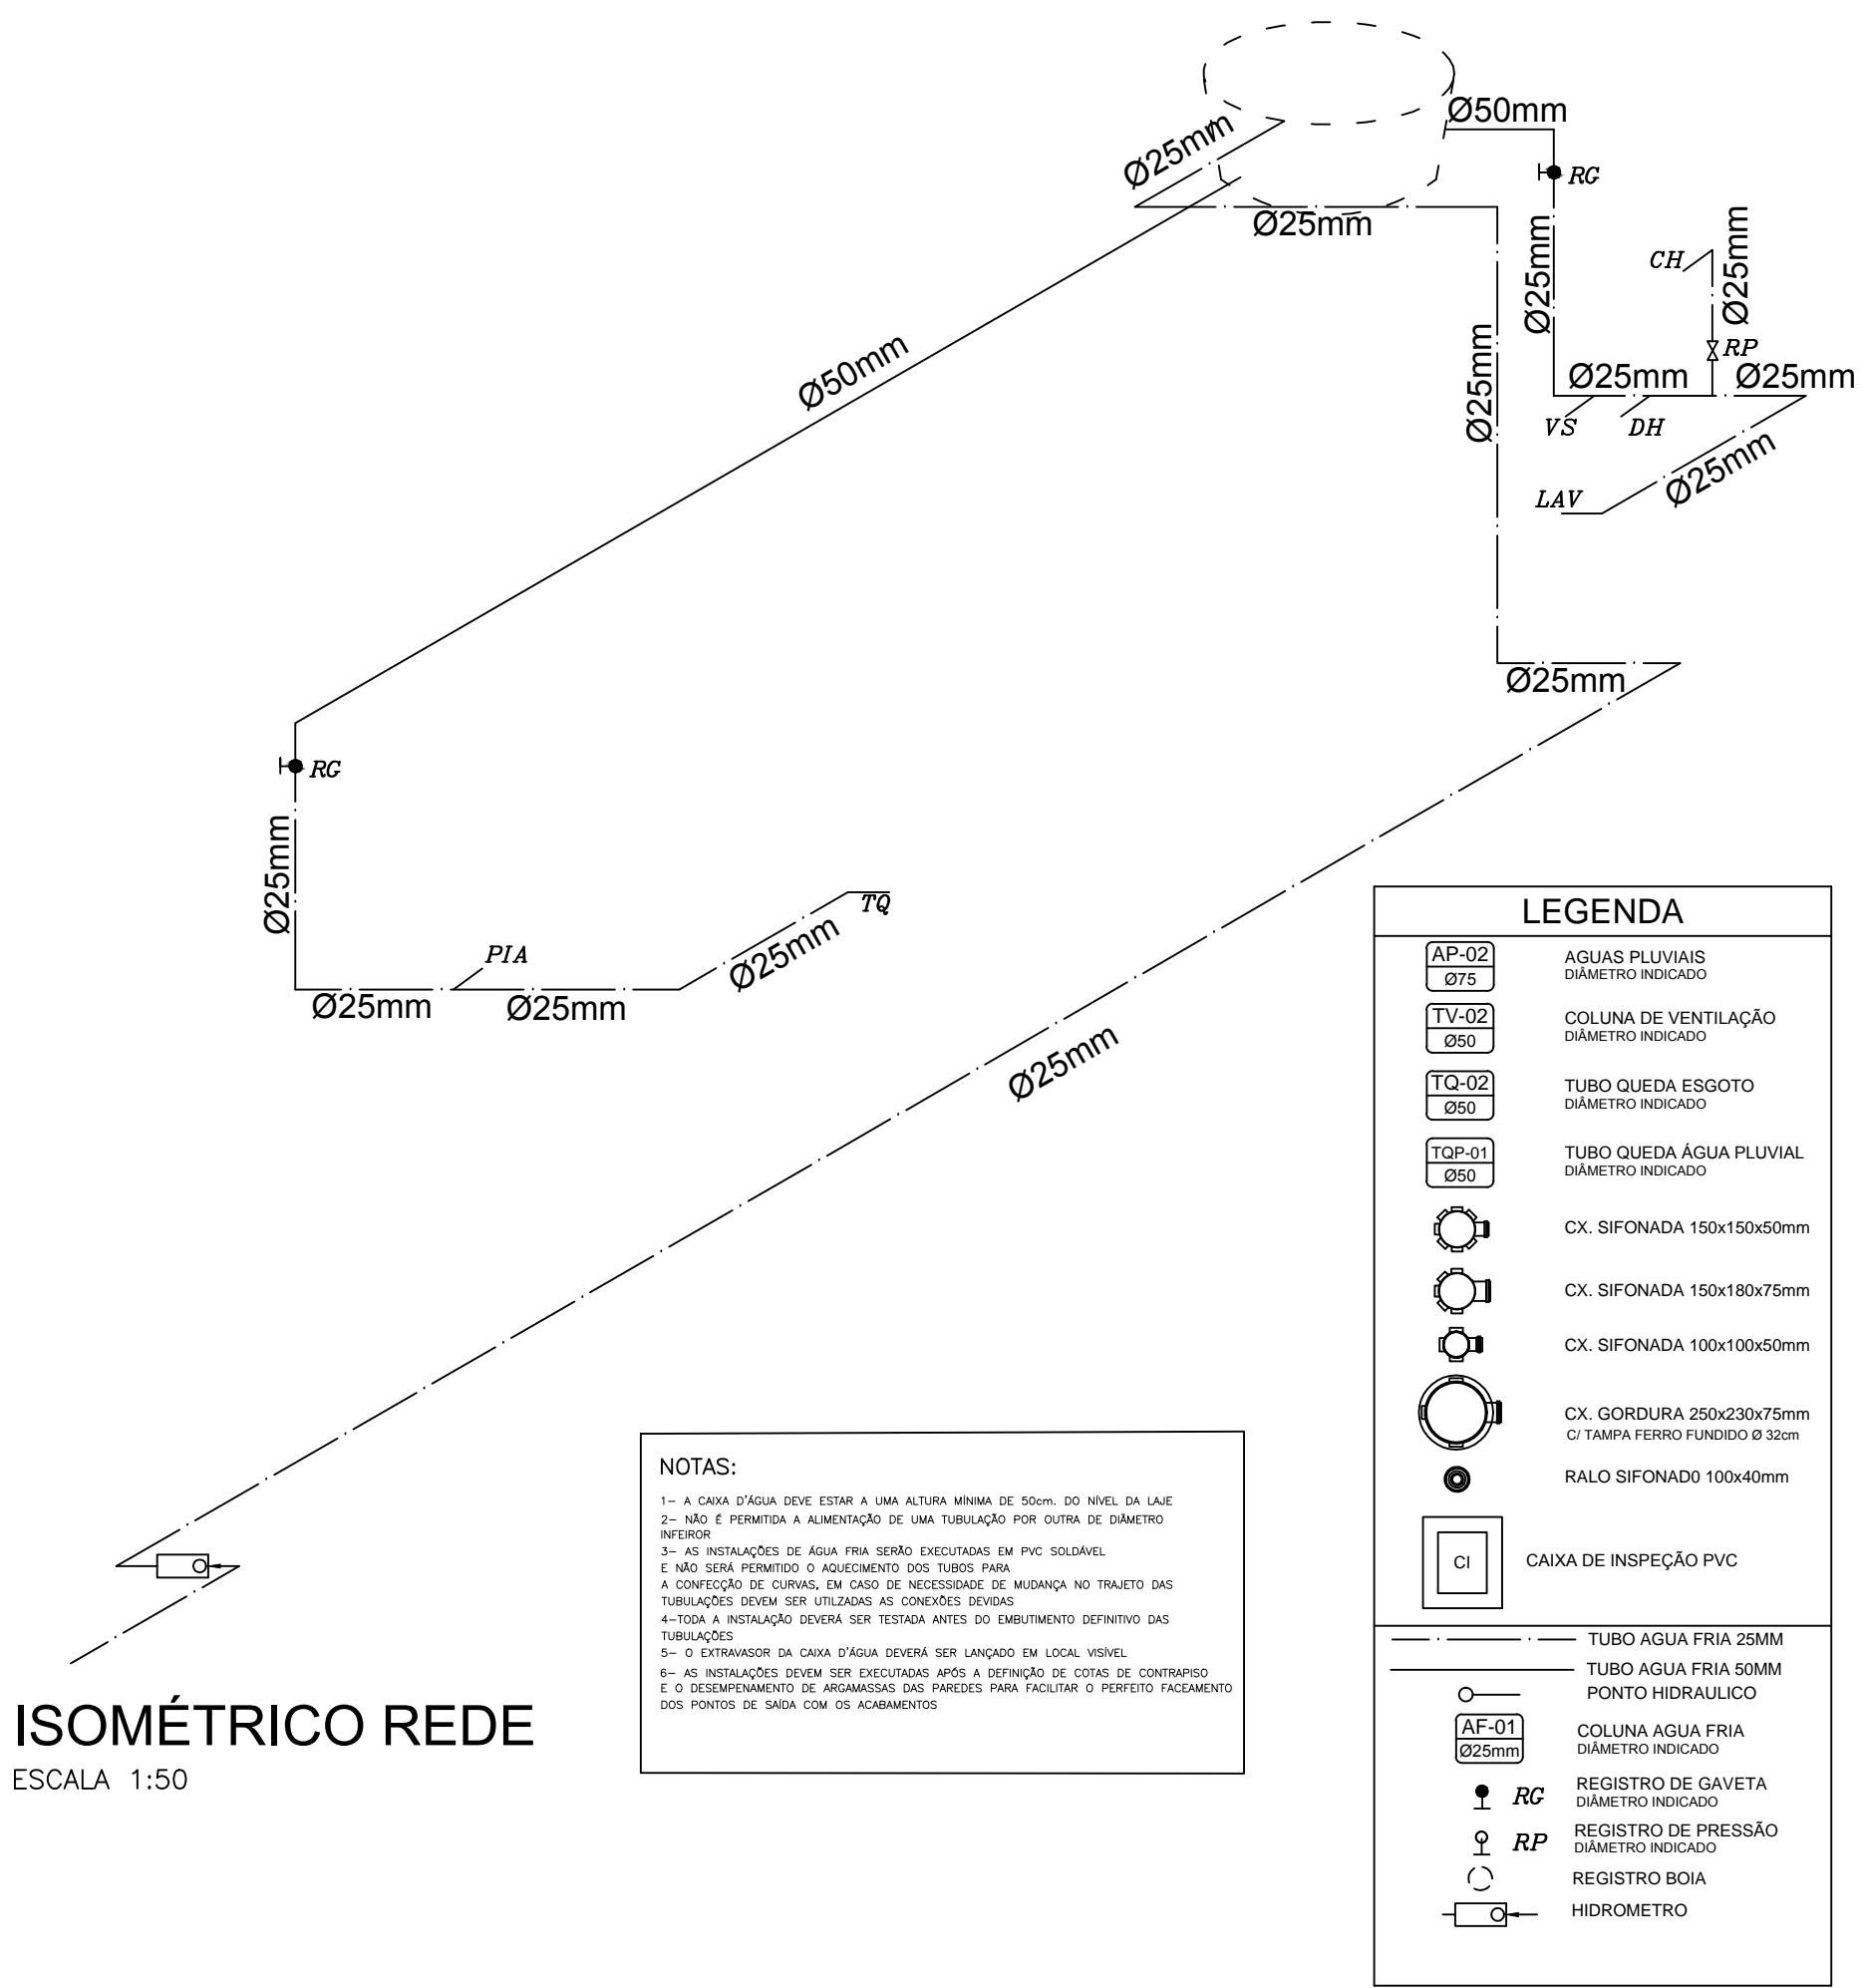

NOTAS:
1- A CAIXA D'ÁGUA DEVE ESTAR A UMA ALTURA MÍNIMA DE 50cm DO NÍVEL DA LAJE
2- NÃO É PERMITIDA A ALIMENTAÇÃO DE UMA TUBULAÇÃO POR OUTRA DE DIÂMETRO INTERIOR.
3- AS INSTALAÇÕES DE ÁGUA FRIA SERÃO EXECUTADAS EM PVC SOLÚVEL
4- NÃO SERÁ PERMITIDO O AQUECIMENTO DOS TUBOS PARA A CORREÇÃO DE CURVAS, EM CASO DE NECESSIDADE DE MUDANÇA NO TRILHEIO DAS TUBULAÇÕES DEVER SER UTILIZADO AS CONDIÇÕES DEVERAS
4-TODA A INSTALAÇÃO DEVERÁ SER TESTADA ANTES DO EMBOITAMENTO DEFINITIVO DAS TUBULAÇÕES
5- O EXTRATOR DA CAIXA D'ÁGUA DEVERÁ SER LANCADO EM LOCAL VISÍVEL
6- AS INSTALAÇÕES DEVEM SER EXECUTADAS APÓS A ENTREGA DE COTAS DE CONTORNADO E O DESEMPENHAMENTO DE ARGAMOSAS DAS PAREDES PARA FACILITAR O PERFETO FACEAMENTO DOS PONTOS DE SAÍDA COM OS AQUECIMENTOS

LEGENDA	
AP-02 Ø75	AGUAS PLUVIAIS DIÂMETRO INDICADO
TV-02 Ø50	COLUNA DE VENTILAÇÃO DIÂMETRO INDICADO
TQ-02 Ø50	TUBO QUEDA ESGOTO DIÂMETRO INDICADO
TQP-01 Ø50	TUBO QUEDA ÁGUA PLUVIAL DIÂMETRO INDICADO
CX Ø150x150x50mm	CX. SIFONADA 150x150x50mm
CX Ø180x180x75mm	CX. SIFONADA 150x180x75mm
CX Ø100x100x50mm	CX. SIFONADA 100x100x50mm
CX Ø250x230x75mm	CX. GORDURA 250x230x75mm
CX Ø100x100x40mm	CX. TAMPA FERRÃO FLUXO Ø 32mm
CI	CAIXA DE INSPEÇÃO PVC
—	TUBO ÁGUA FRIA 25MM
—	TUBO ÁGUA FRIA 50MM
—	PONTO HIDRAULICO
AF-01 Ø25mm	COLUNA ÁGUA FRIA DIÂMETRO INDICADO
RG	REGISTRO DE GAVETA DIÂMETRO INDICADO
RP	REGISTRO DE PRESSÃO DIÂMETRO INDICADO
BOIA	REGISTRO BOIA
HID	HIDROMETRO

CARIMBO DE APROVAÇÕES :



TIPO DE USO :
EDIFICAÇÃO POPULAR PADRÃO

HIDROSSANITARIO	ENDEREÇO DA OBRA : RUA THIAGO KALL DE CASTRO BATISTA JACOB, QUADRA D LOTES 08, 09, 10, 11, 12, 13, 14 e 15 RUA THIAGO KALL DE CASTRO BATISTA JACOB, QUADRA F LOTES 01 e 02 RUA 14, QUADRA F LOTES 16 e 17 RUA GERCI ALVES DE QUEIROZ, QUADRA F LOTES 13, 14 e 15 BAIRRO RESIDENCIAL ALIANÇA I, CATALÃO, GOIÁS	
	PROPRIETÁRIO : PREFEITURA MUNICIPAL DE CATALÃO CNPJ nº 01.505.643/0001-50	
	AUTOR DO PROJETO :	Nº DA PRANCHA :
	ENGº: RICARDO ORIDES VENANCIO PRIMO CREA nº 97.252/D-MG	01/01
	RESPONSÁVEL TÉCNICO : 	

DESCRIÇÃO : * Planta Sanitaria * Planta Hidraulica	ÁREAS : Construção = 49,00 m² Terreno = VAR.	
	Taxa de Permeabilidade = 20 %	
ESCALAS : INDICADAS	DATA : 19/02/2018	REVISÃO : Ricardo 01