






Planta baixa
Escala 1:50

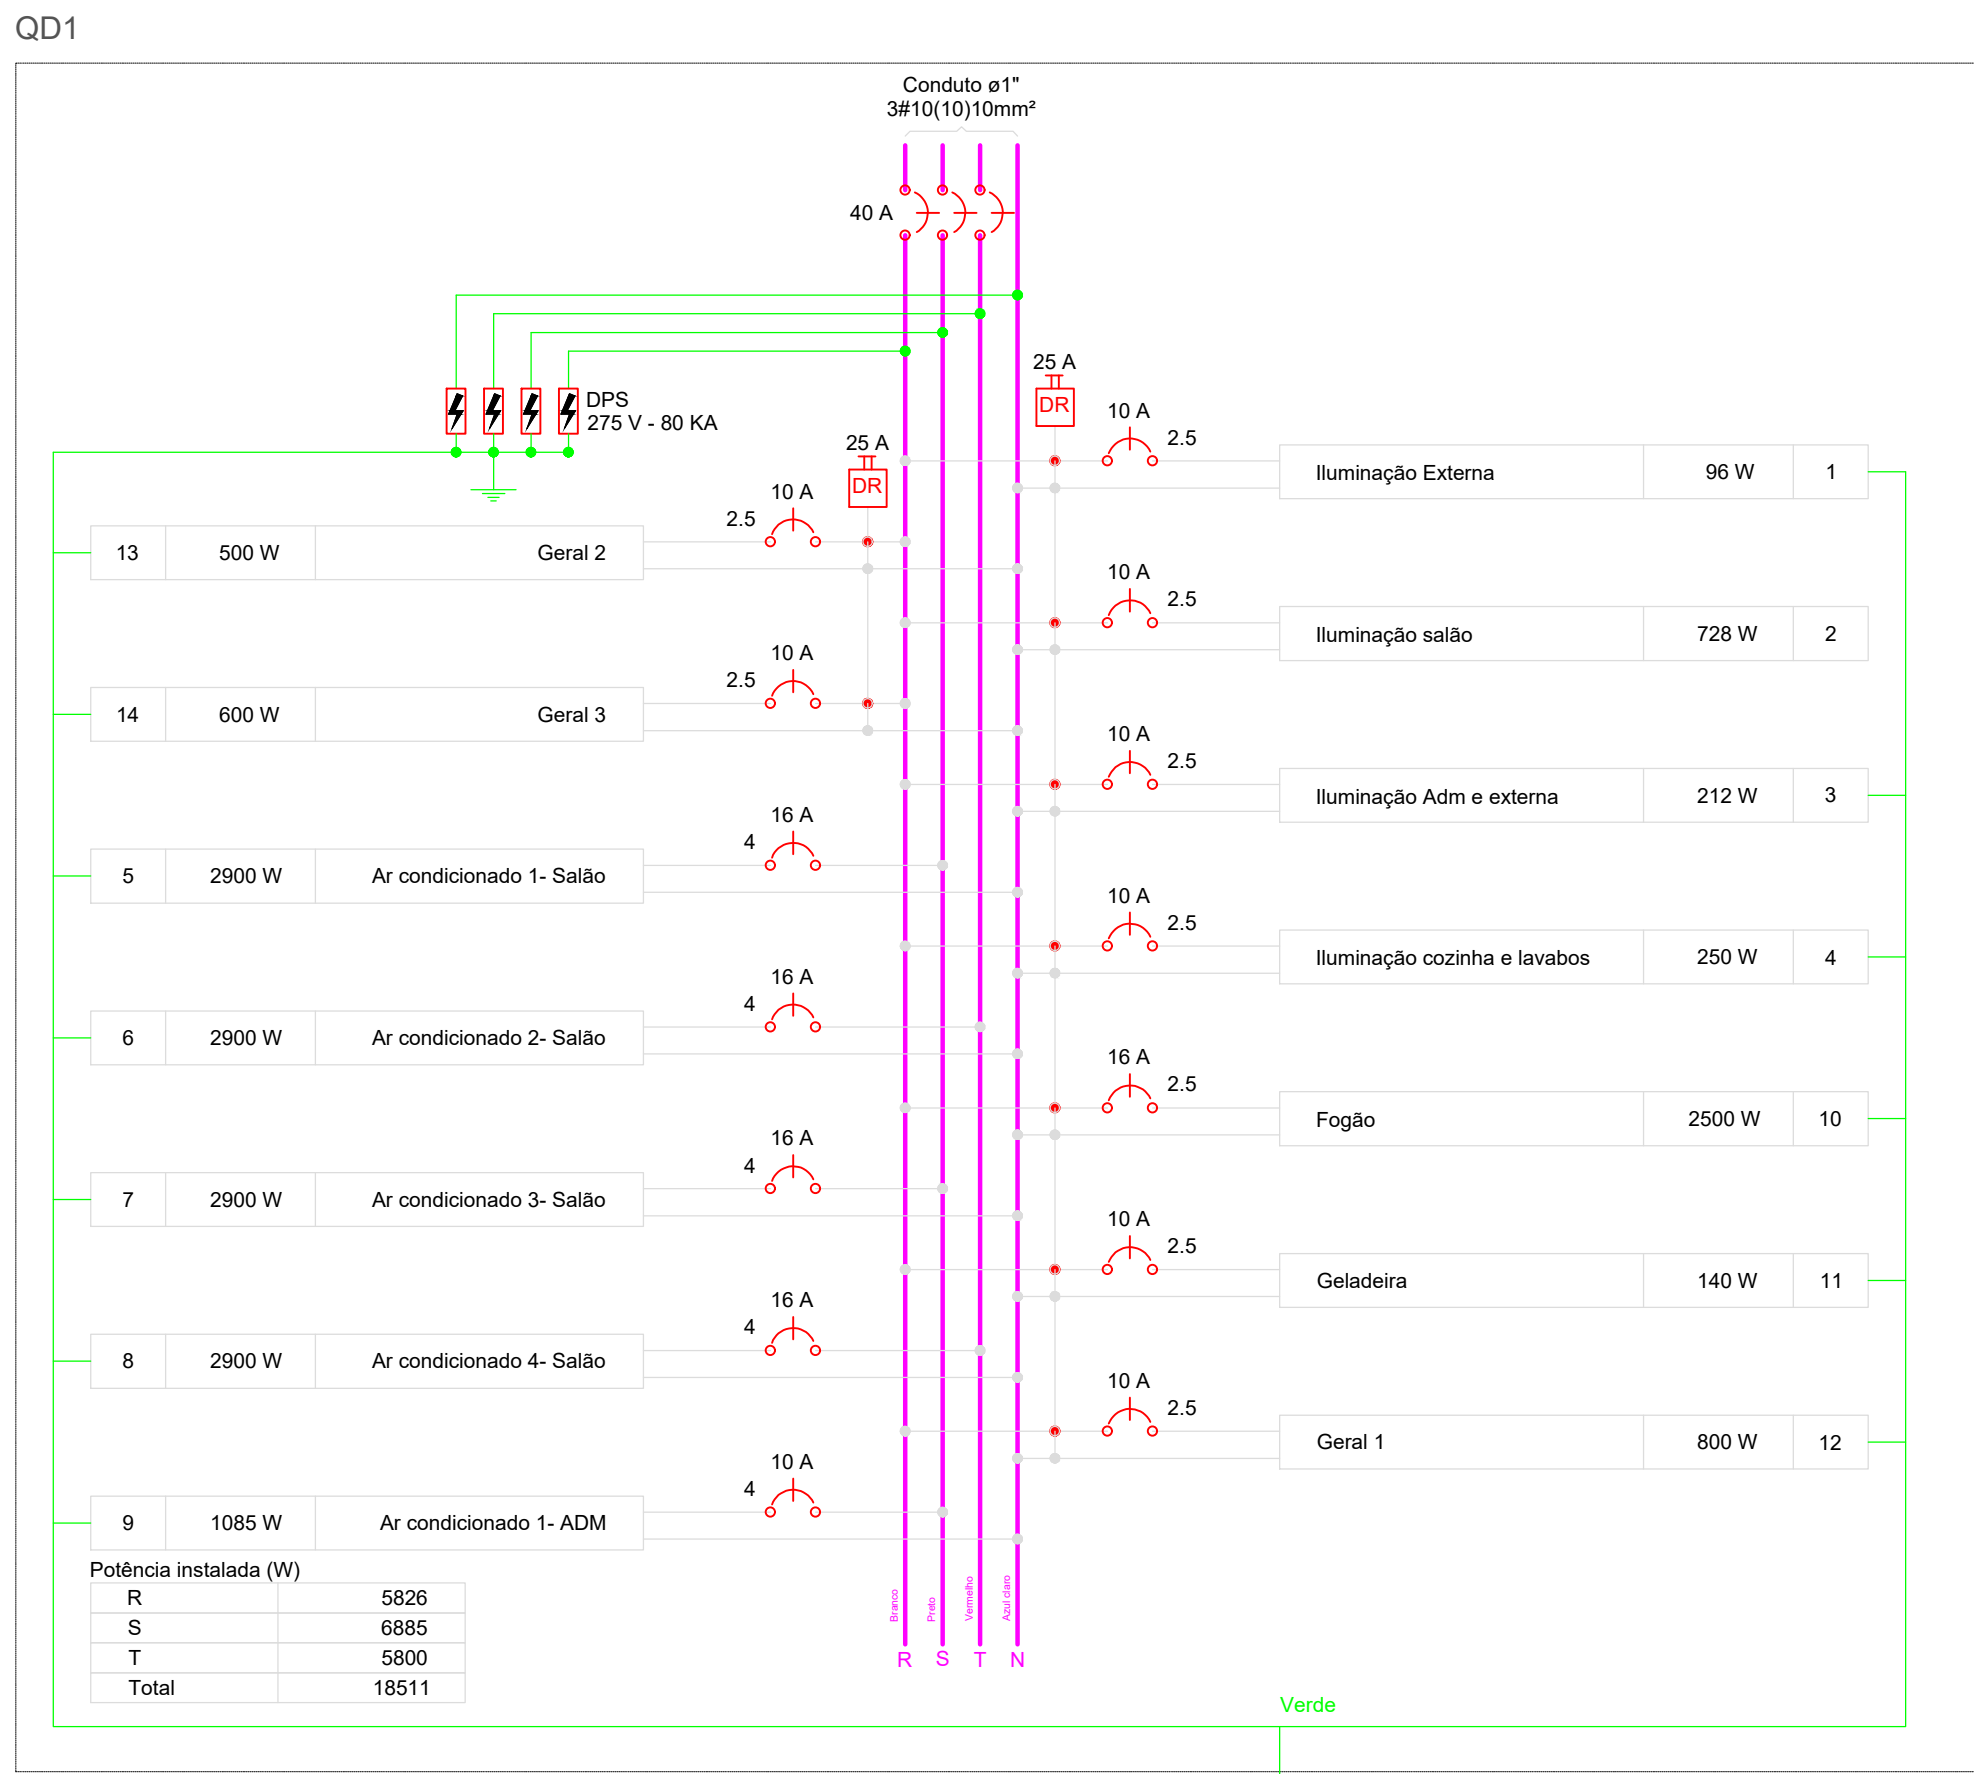

Legenda de condutos	
Elétrica	
	Direta
	Teto
	Alta
	Baixa
	Piso

Legenda das indicações	
ARC12000	Pontos de força - Uso específico - Condicionador de ar Split 12000BTU
ARC30000	Pontos de força - Uso específico - Condicionador de ar Split 30000BTU
FOG6	Pontos de força - Uso específico - Fogão 6 bocas
GEL	Pontos de força - Uso específico - Geladeira
CR	Compacta reator integrado - embutir - 23 W

Legenda	
	Entrada de serviço
	Interruptor paralelo 3 teclas - 1,20m do piso
	Interruptor sensor de presença a 2,20m do piso
	Interruptor simples 1 tecla - 1,20m do piso
	Interruptor simples 2 teclas - 1,20m do piso
	Interruptor simples e Tomada hexagonal a 1,20m do piso
	Luminária p/ lâmpada fluorescente compacta
	Luminária p/ lâmpada fluorescente tubular
	Arandela de luz 24W
	Quadro de distribuição
	Quadro de medição
	Tomada alta a 3,50m do piso
	Tomada baixa a 0,30m do piso

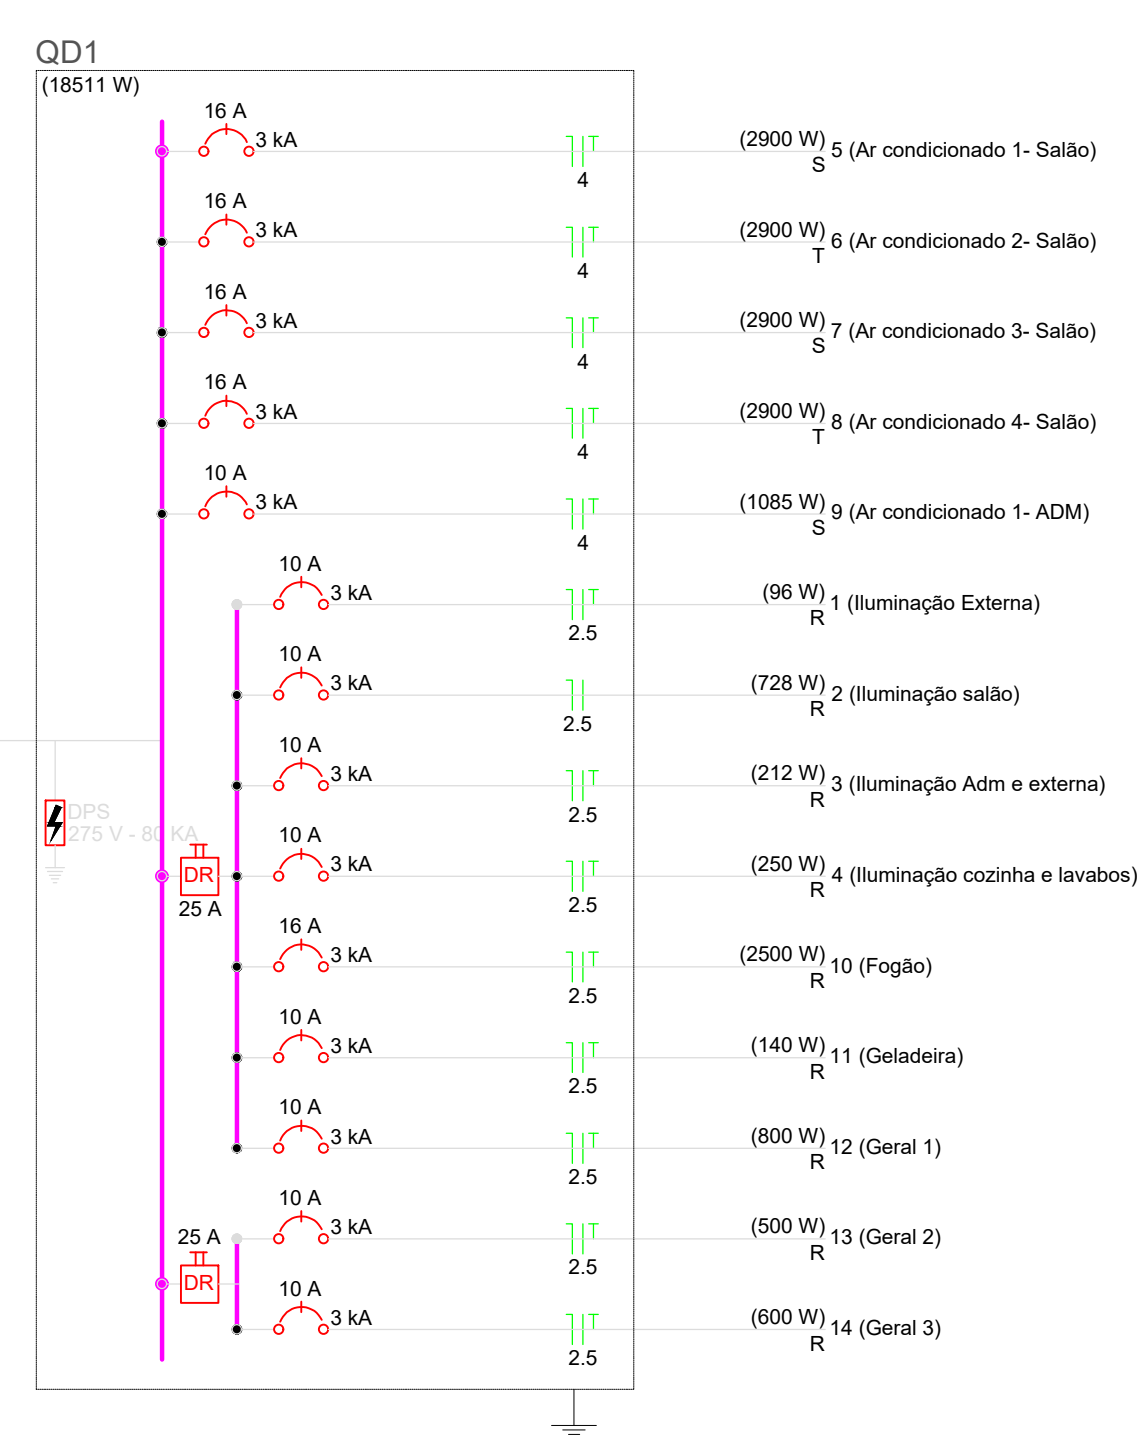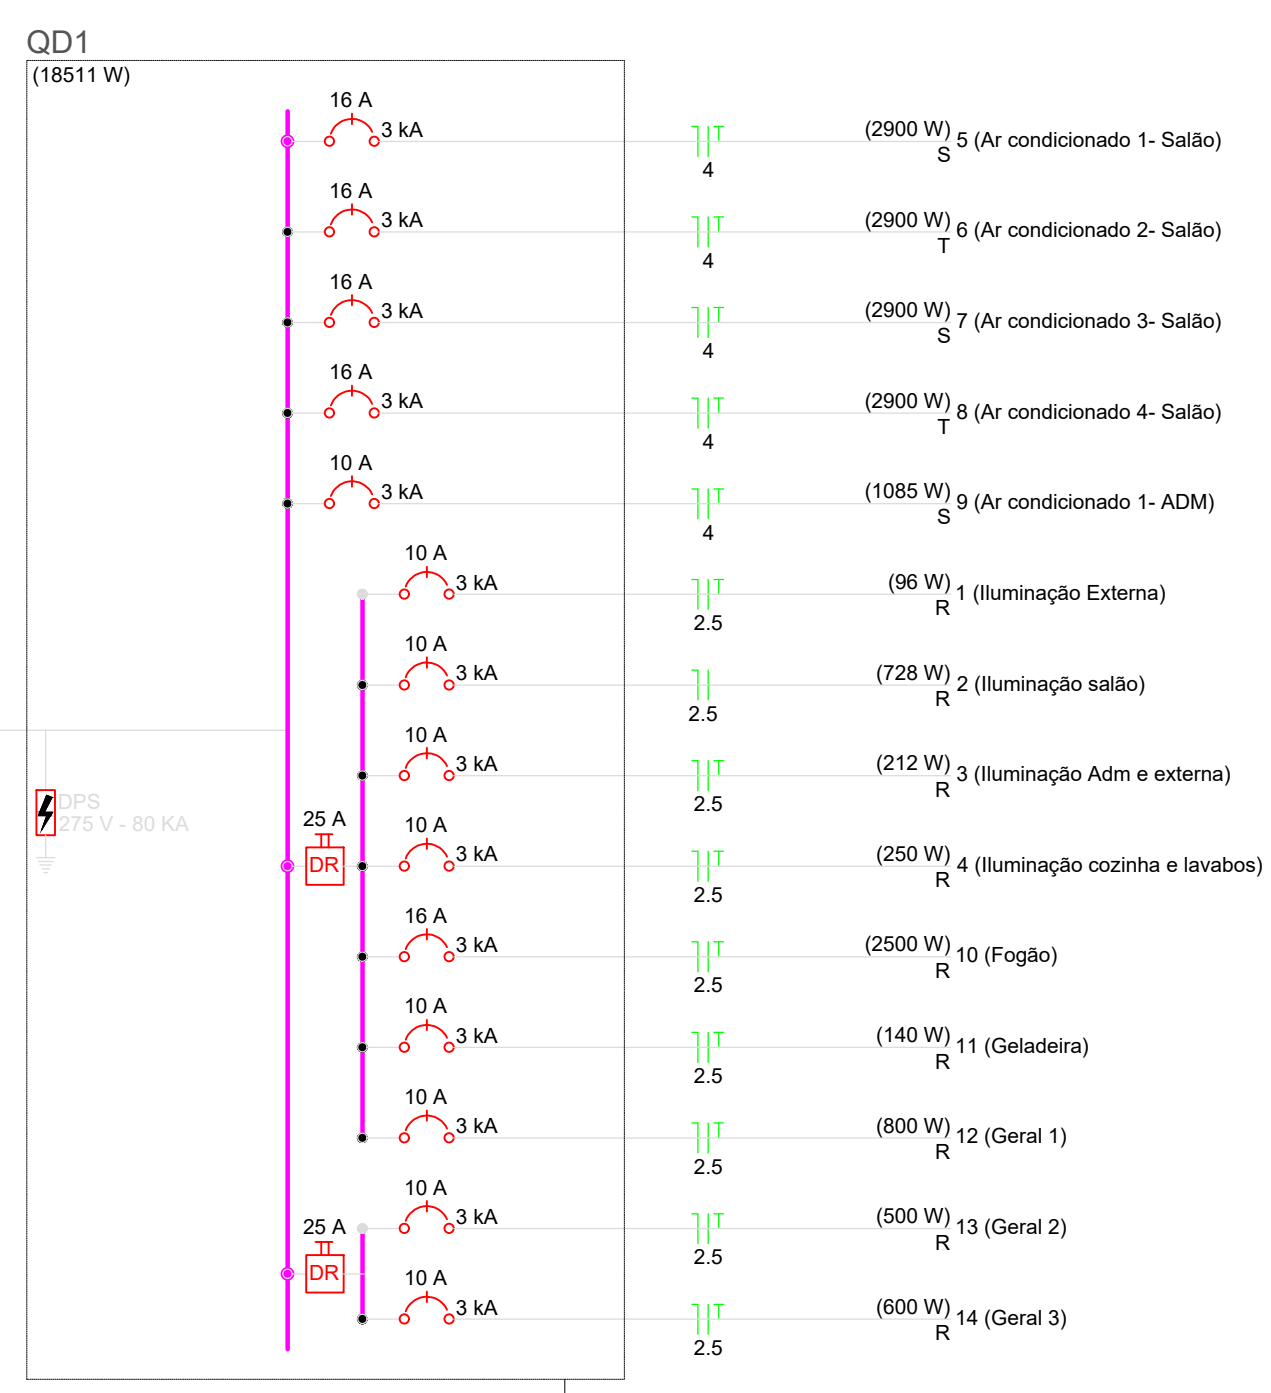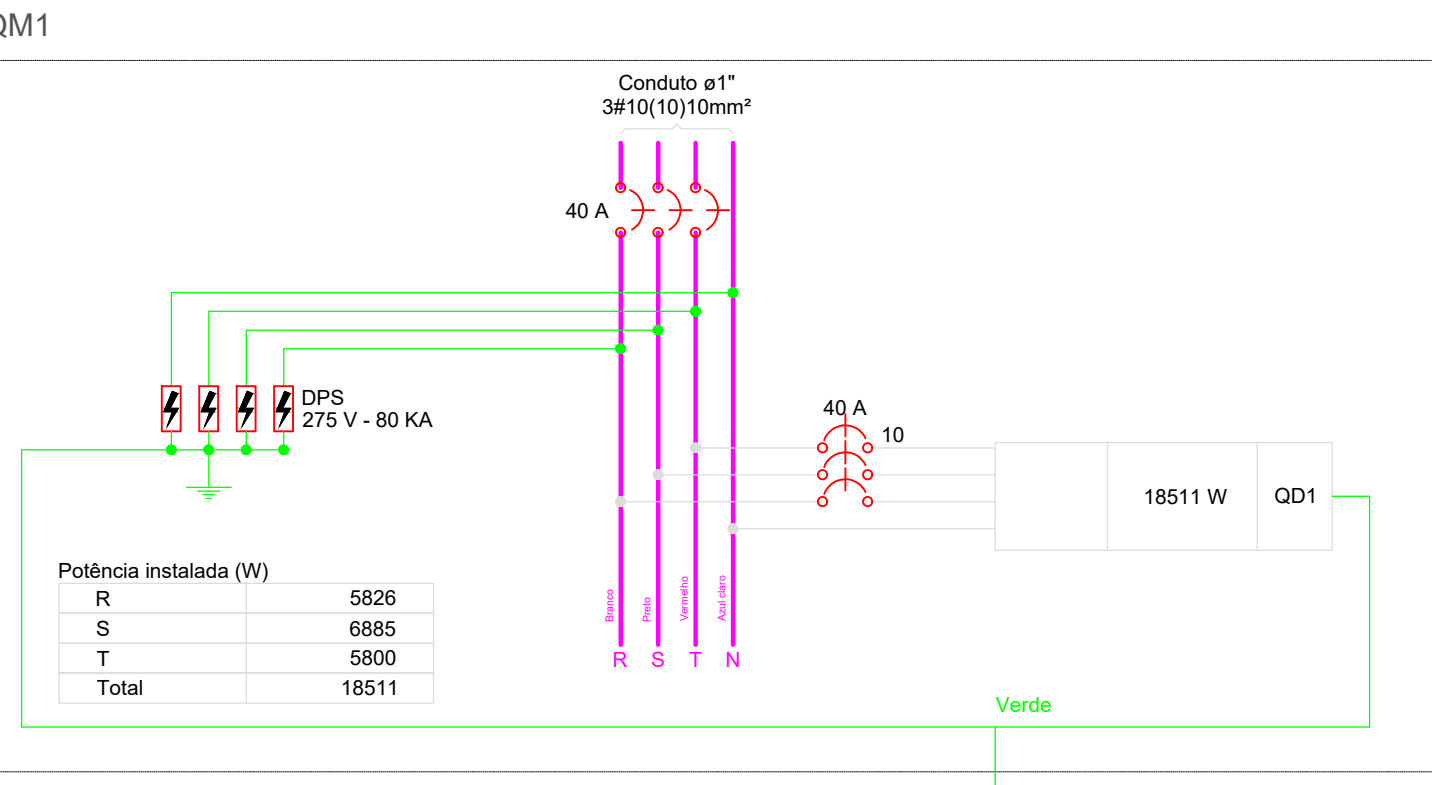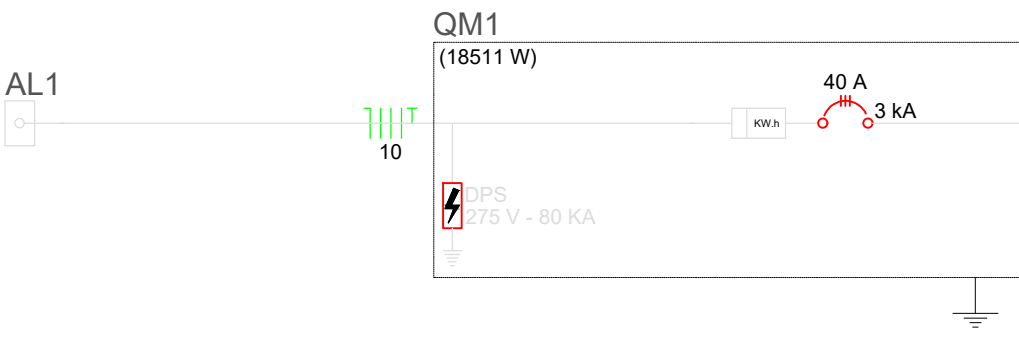

CARIMBO DE APROVAÇÕES :



TIPO DE USO :
Sede Liga Catalana e do Sudeste Goiano de Truco

ENDEREÇO DA OBRA :
Av. Mandaguari esq. Rua M02, APM - 1, Portal do Lago II

PROPRIETÁRIO :

PREFEITURA MUNICIPAL DE CATALÃO CNPJ/CPF nº: 590.745.741-49

AUTOR DO PROJETO :
LEONARDO MARTINS DE CASTRO TEIXEIRA CREA nº: 7455/D-GO

RESPONSÁVEL TÉCNICO :
LEONARDO MARTINS DE CASTRO TEIXEIRA CREA nº: 7455/D-GO

DESCRIÇÃO :
Áreas descritas no projeto

Diagrama unifilar
Diagrama multifilar

ESCALA :
INDICADAS

DATA :
11/01/2021

DESENHO :
REVISÃO :