


1 PLANTA BAIXA
ESCALA 1/100

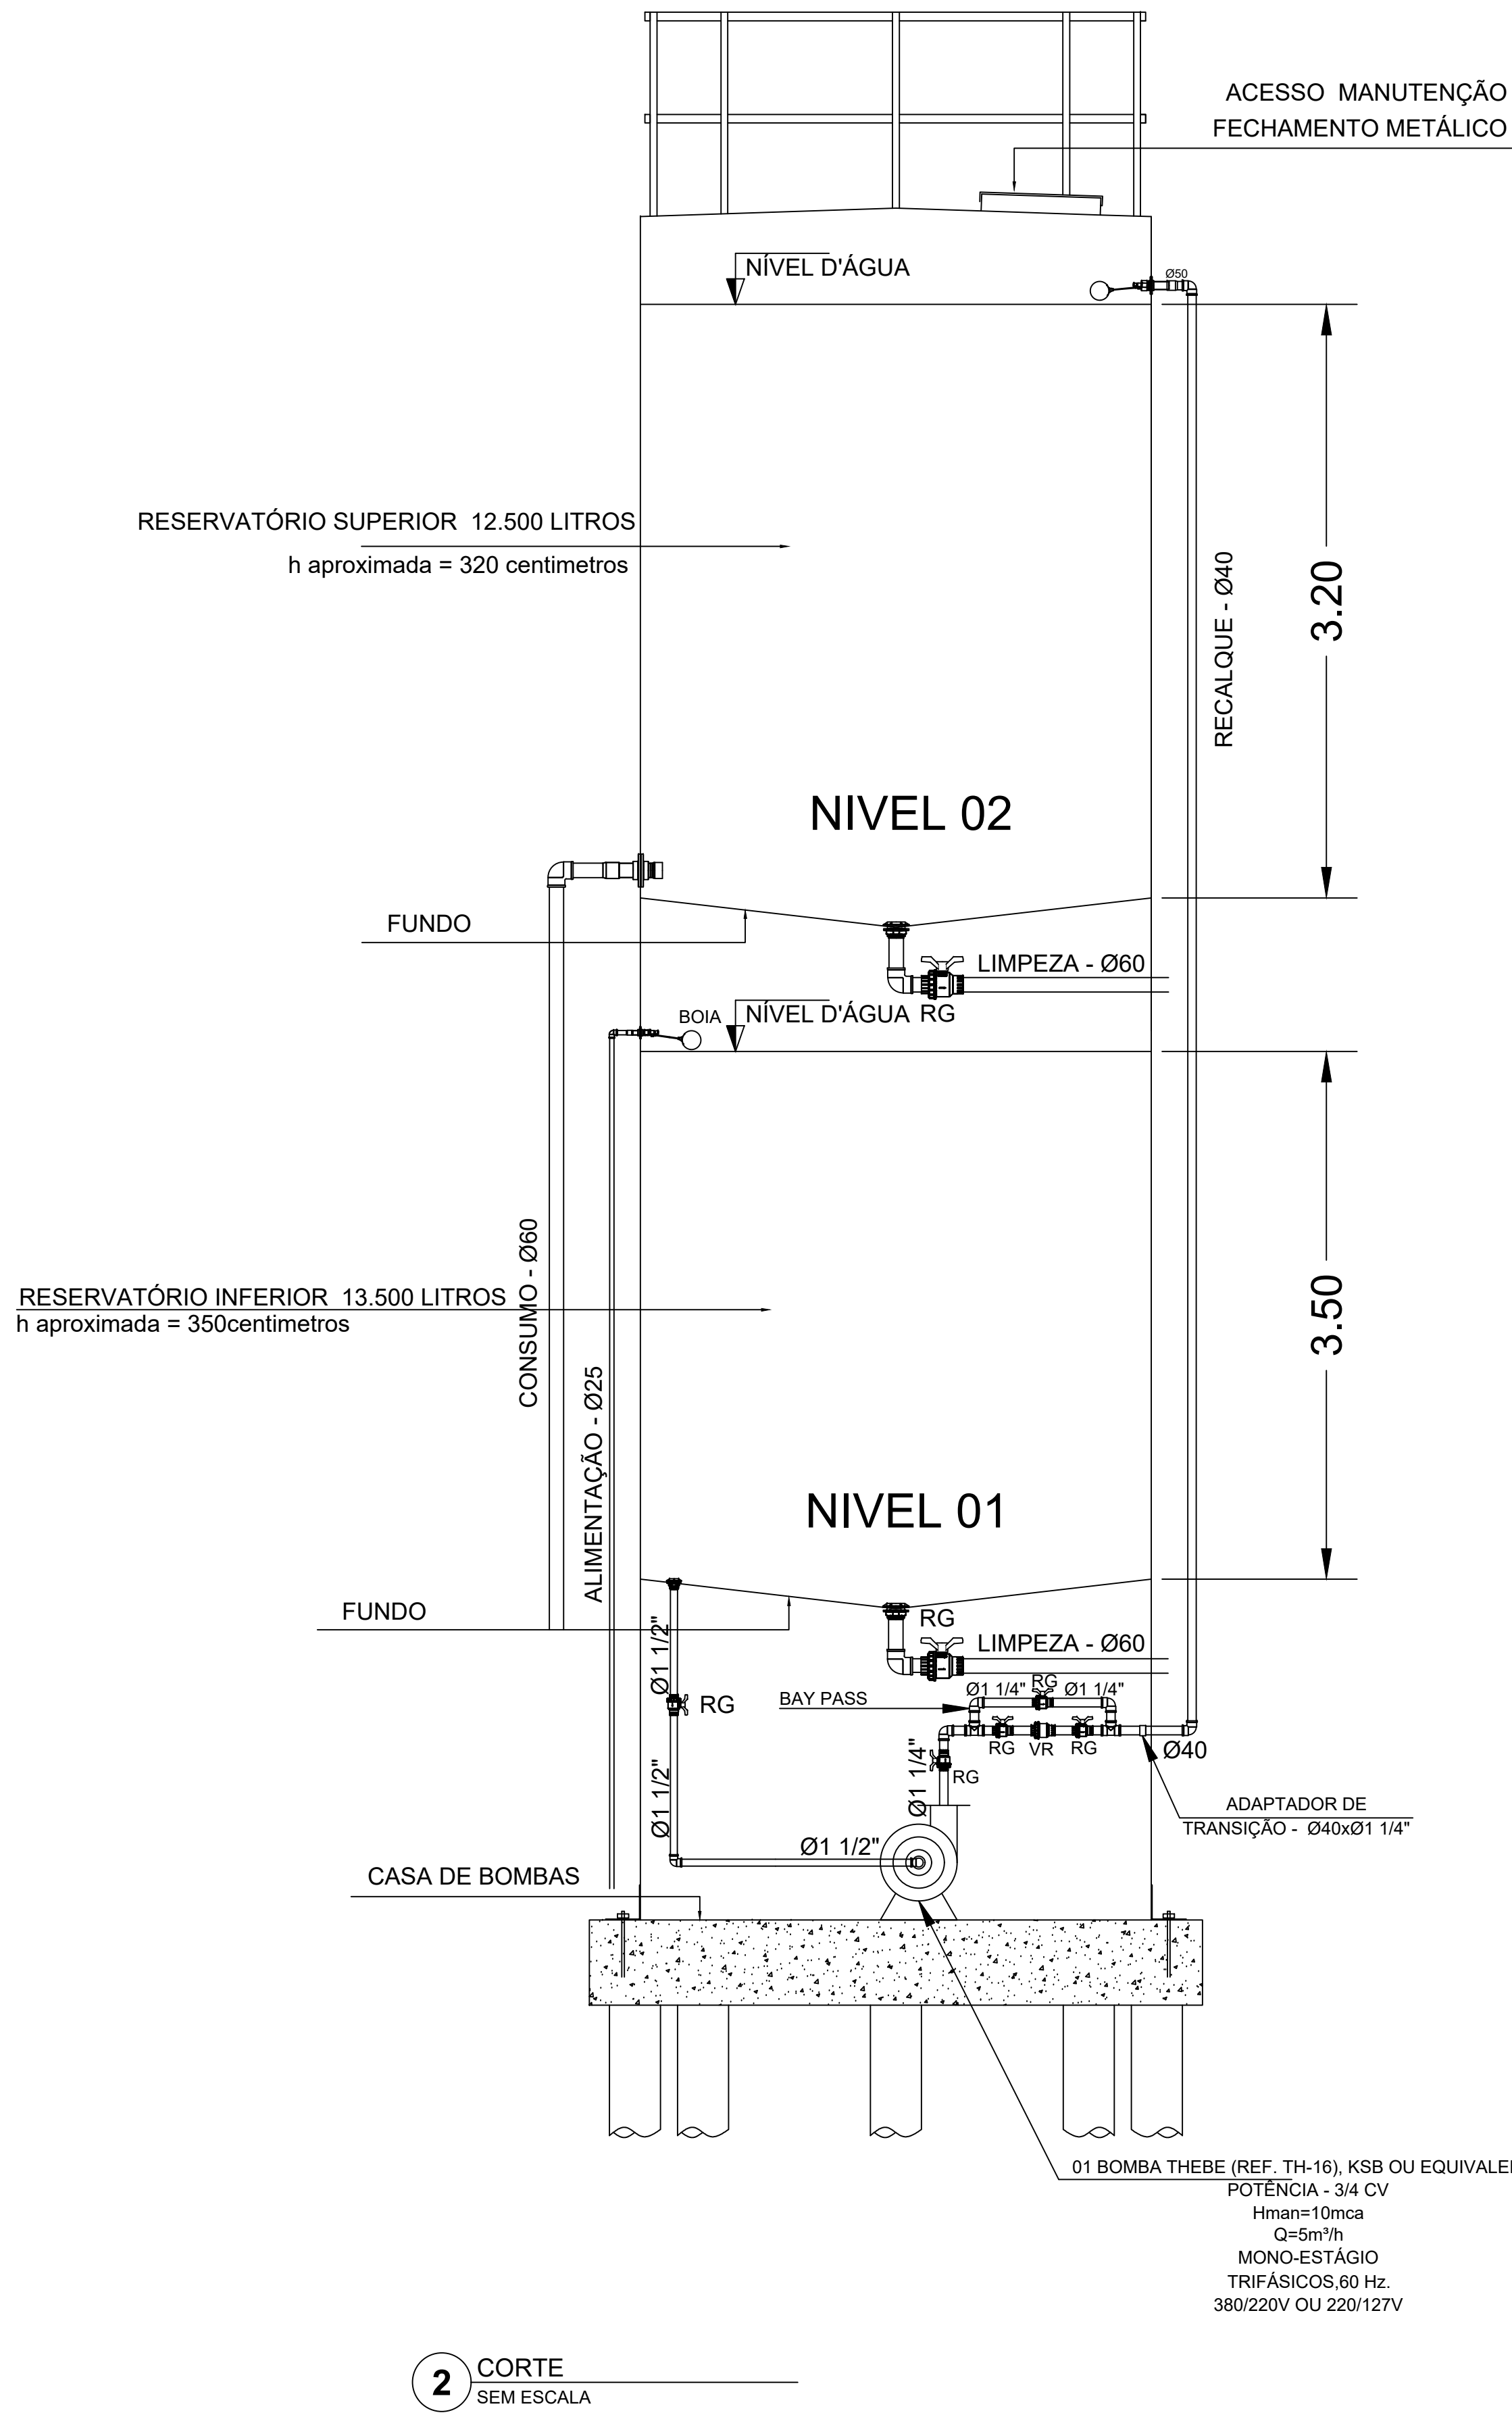

2 CORTE
SEM ESCALA

CARIMBO DE APROVAÇÕES:



TIPO DE USO:
CMEI JOÃO MARGON VAZ - CAIXA D'ÁGUA

ENDEREÇO DA OBRA:
RUA 02, Nº81, SETOR FLAMBOYANT

PROPRIETÁRIO:
PREFEITURA MUNICIPAL DE CATALÃO

AUTOR DO PROJETO:
ENGR. JOSÉ AMARAL DA SILVA NETO

RESPONSÁVEL TÉCNICO:
ENGR. JOSÉ AMARAL DA SILVA NETO

DESCRIÇÃO:
PLANTA BAIXA
CORTE
RESERVATÓRIO

ÁREAS:
Terreno = 2940,00 m²
Construída = 1118,00 m²

Taxa de Ocupação = 31,03 %
Taxa de Permeabilidade = 61,97 %

INDICADAS
DATA:
08/10/2021

DESENHO:
JOSE AMARAL

REVISÃO: