


LEGENDA ELÉTRICA

- Poste com suporte para 4 pétalas
- Eletroduto
- Relé Fotoelétrico

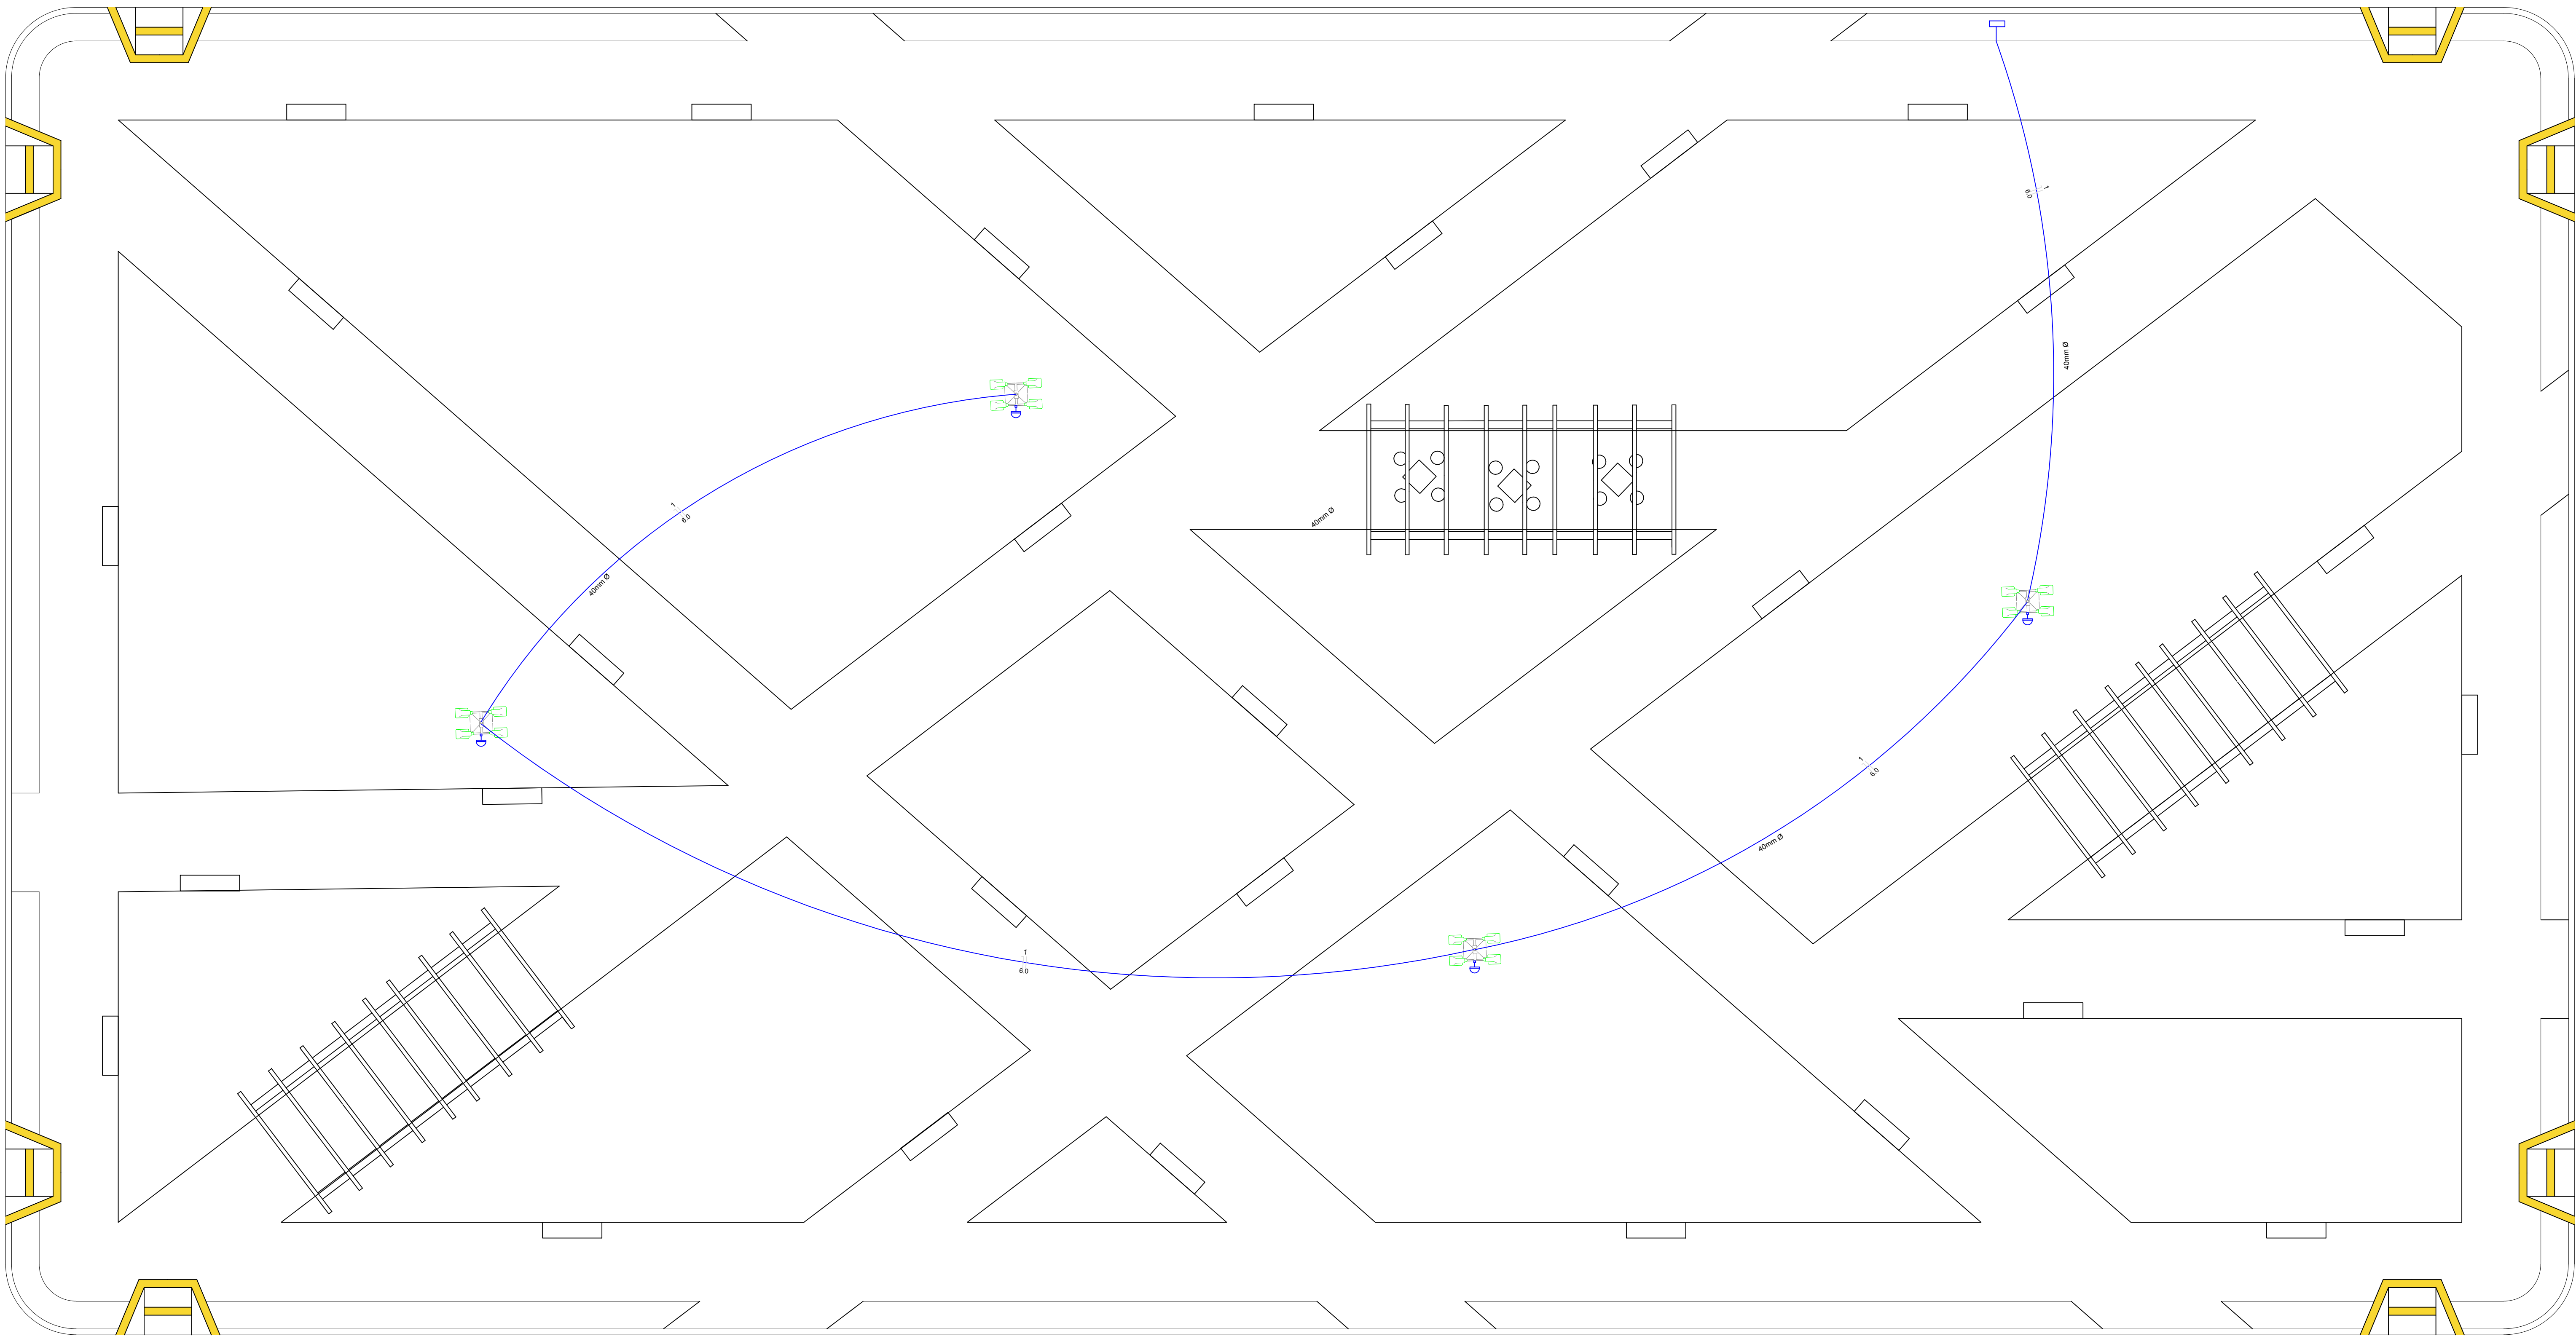

CARIMBO DE APROVAÇÕES :			
<div><div><div><div>PREFEITURA DE</div><div>CATALÃO</div><div>Cidade que sonha e faz.</div></div></div></div>			
TIPO DE USO : PRAÇA SANTO ANTÔNIO DO RIO VERDE			
ENDEREÇO DA OBRA : RUA JOAQUIM FRANCISCO DE ALMEIDA, ESQUINA COM RUA MATRIZ DISTRITO DE SANTO ANTÔNIO DO RIO VERDE, CATALÃO-GO			
PROPRIETÁRIO :			
PREFEITURA MUNICIPAL DE CATALÃO		CNPJ nº: 01.555.543/0001-50	
AUTOR DO PROJETO :		Nº DA PRANCHA:	
LEONARDO MARTINS DE CASTRO TEIXEIRA		CREA nº: 7455D-GO	
RESPONSÁVEL TÉCNICO :		01/01	
LEONARDO MARTINS DE CASTRO TEIXEIRA		CREA nº: 7455D-GO	
DESCRIÇÃO : * Planta baixa * Detalhes elétricos * Legenda		ÁREAS : Total 2.181,00 m²	
ESCALA : 1:100	DATA : 17/08/2020	DESENHO :	REVISÃO :