


Isométrico piscina
escala 1:75

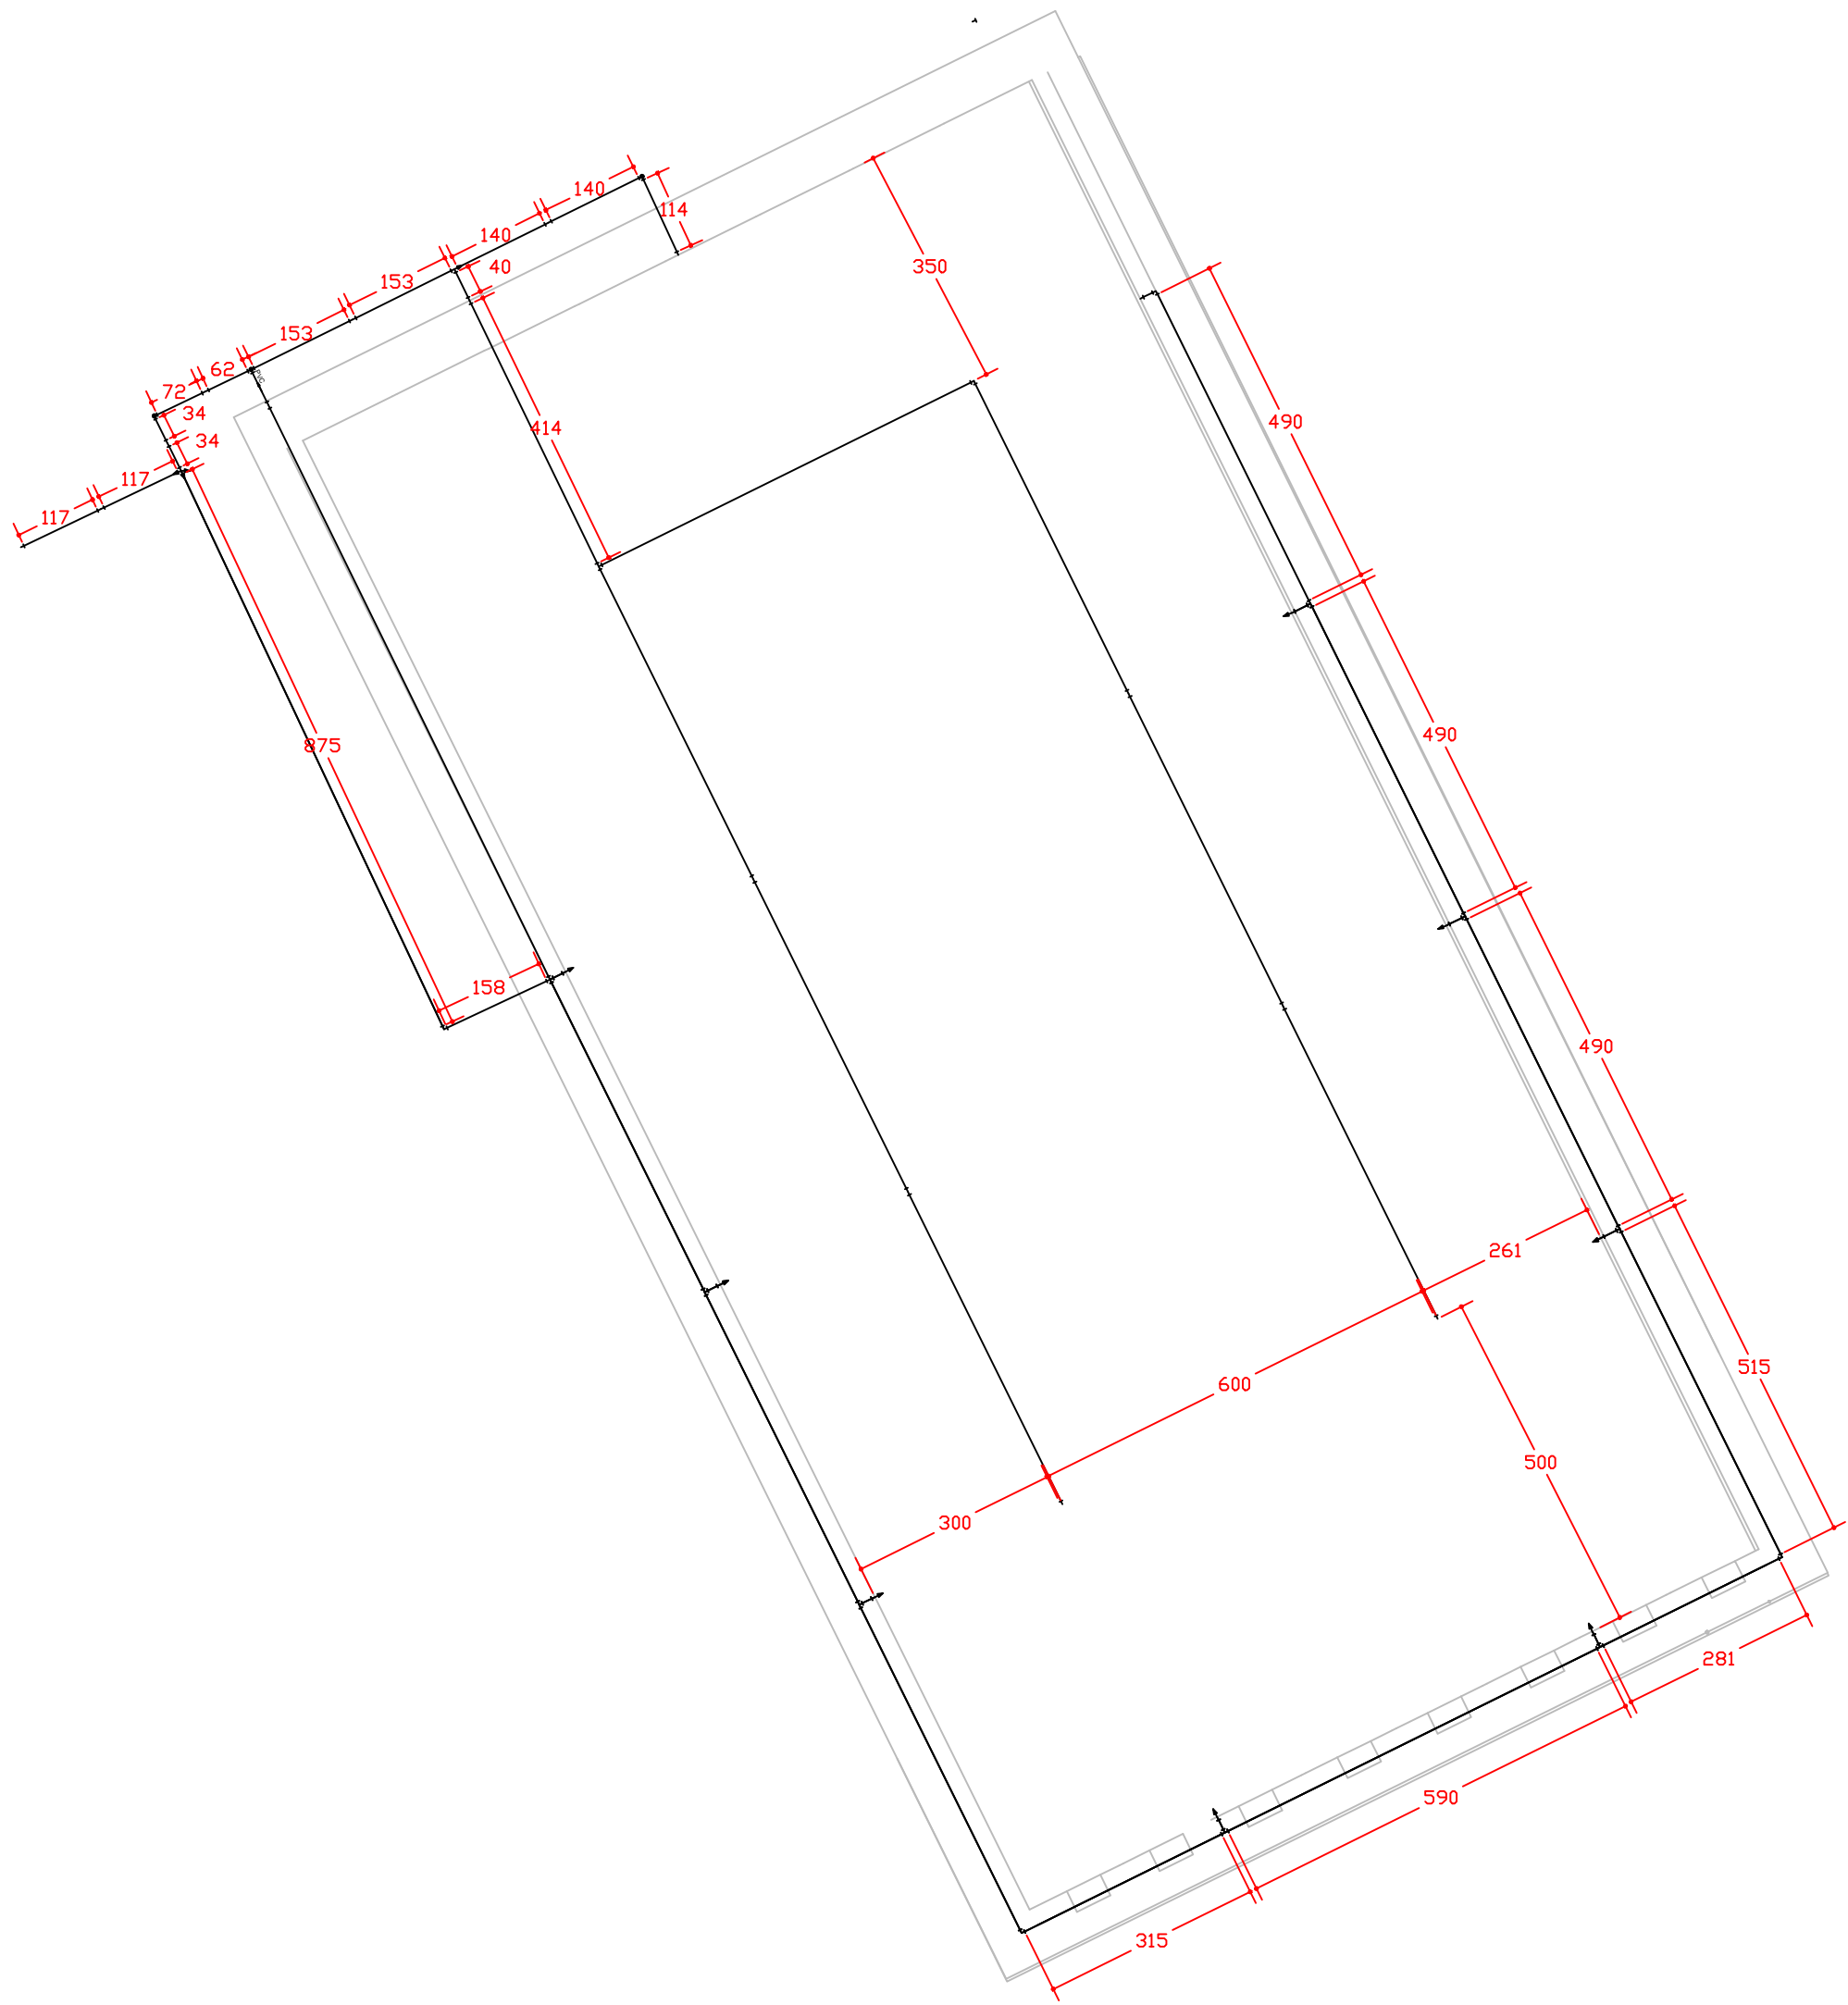


Planta baixa
escala 1:75

NOTAS TÉCNICAS:
Toda tubulação de água fria com tubos PVC rígido soldável.
Seguir as conexões conforme indicação da legenda.
Manter todas as bitolas dos tubos citadas no projeto.

Legenda das indicações	
BE	Bebedouro com peixe de 90° - 25 mm - 1/2"
CH	Chuveiro - 25mm x 3/4"
DRE	Dreno piscina - 2"
FIL	Filtro Limpeza - 1 1/4" x 1"
HIDRÔMETRO	Hidômetros - cavalete 1/2"-Tigre
LV	Lavatório com peixe de 90° - 25 mm - 1/2"
MIC	Mictório chafiz.cavalete de descarga.com peixe de 90° - 25 mm - 3/4"
MLL	Máquina de lavar loop com peixe de 90° - 25 mm - 3/4"
PIA	Plta de cozinha com peixe de 90° - 25 mm - 3/4"
RP	Registro de Pressão com PVC soldável - 25 mm - 3/4"
RG	Registro de gaveta c/canopla cromada c/PVC soldável - 3/4"
TLR	Tanque de lavar com peixe de 90° - 25 mm - 3/4"
VS	Vaso sanitário com caixa acoplada - 3/4"

MATERIAIS NECESSARIOS

- 1 - CUBA DE SOBREPOR
- 2 - TORNEIRA PARA LAVATÓRIO CROMADA Ø1/2" (15mm)
- 3 - TUBO DE LIGAÇÃO FLEX. P/ LAVAT. DE METAL CROMADO C/ NIPLÉ UNHOS E CANOPLA
- 4 - JOELHO DE 90° SOLDÁVEL C/ BUCHA DE LATÃO Ø25x1/2"
- 5 - TUBO DE PVC Ø25mm
- 6 - VÁLVULA P/ LAVATÓRIO DE METAL CROMADO Ø 1"x2"
- 7 - SIFÃO P/ LAVATÓRIO CROMADO Ø1"x1/2"
- 8 - JOELHO 90° DE PVC C/ ANEL DE BORRACHA Ø40mm
- 9 - TUBO DE PVC Ø40mm
- 10 - LUVA PVC SIMPLES Ø40mm

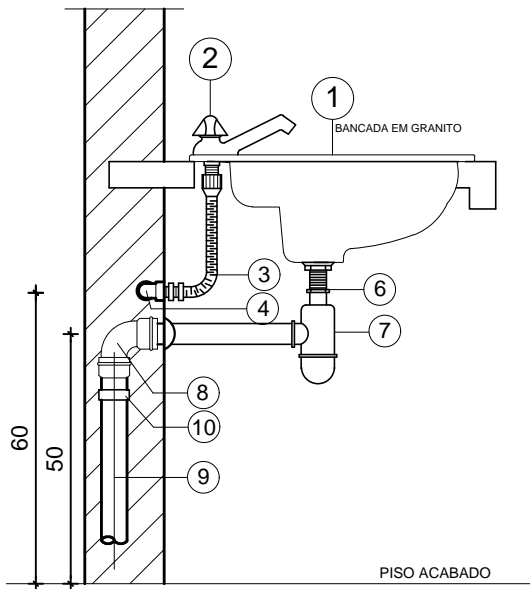

Detalhe de Instalação do
Lavatório
S/ESCALA

Legenda	
	2" x 1 1/4"
	Alimentador Predial
	Dispositivo Aspiração
	Dispositivo de retorno
	Dreno piscina - DRE
	Filtro Limpeza - FIL
	Hidômetros - HIDRÔMETRO
	Registro bruto gaveta ABNT c/PVC soldável - RG
	Registro de Pressão com PVC soldável - RP
	Registro de gaveta c/canopla cromada c/ cobre - RG
	Registro de gaveta c/canopla cromada c/PVC soldável - RG
	Tubulação rede de água fria
	Tubulação rede de alimentação



TIPO DE USO :
CLÍNICA DE TRATAMENTO E REABILITAÇÃO DE DEPENDENTES QUÍMICOS

ENDEREÇO DA OBRA :
RUA C-19, S/N, LADO PAR, LOTEAMENTO RESIDENCIAL CONQUISTA, CATALÃO - GOIÁS

PROPRIETÁRIO :

PREFEITURA MUNICIPAL DE CATALÃO CNPJ: 01.505.643/0001-50

AUTOR DO PROJETO :

LEONARDO MARTINS DE CASTRO TEIXEIRA

CREA nº. 7455/D-GO

RESPONSÁVEL TÉCNICO :

LEONARDO MARTINS DE CASTRO TEIXEIRA

CREA nº. 7455/D-GO

DESCRIÇÃO :

- * Isométrico piscina
- * Legendas
- * Indicações
- * Detalhe instalação lavatório

ÁREAS :

VER NO ARQUITETÔNICO

Taxa de Ocupação = 0,00 %
Taxa de Permeabilidade = 0,00 %

ESCALA :

INDICADAS

DATA :

Março 2020

DESENHO :

Philipjohn

REVISÃO :