


# LAGOA PAQUETÁ




PLANTA BAIXA

ESCALA 1:500

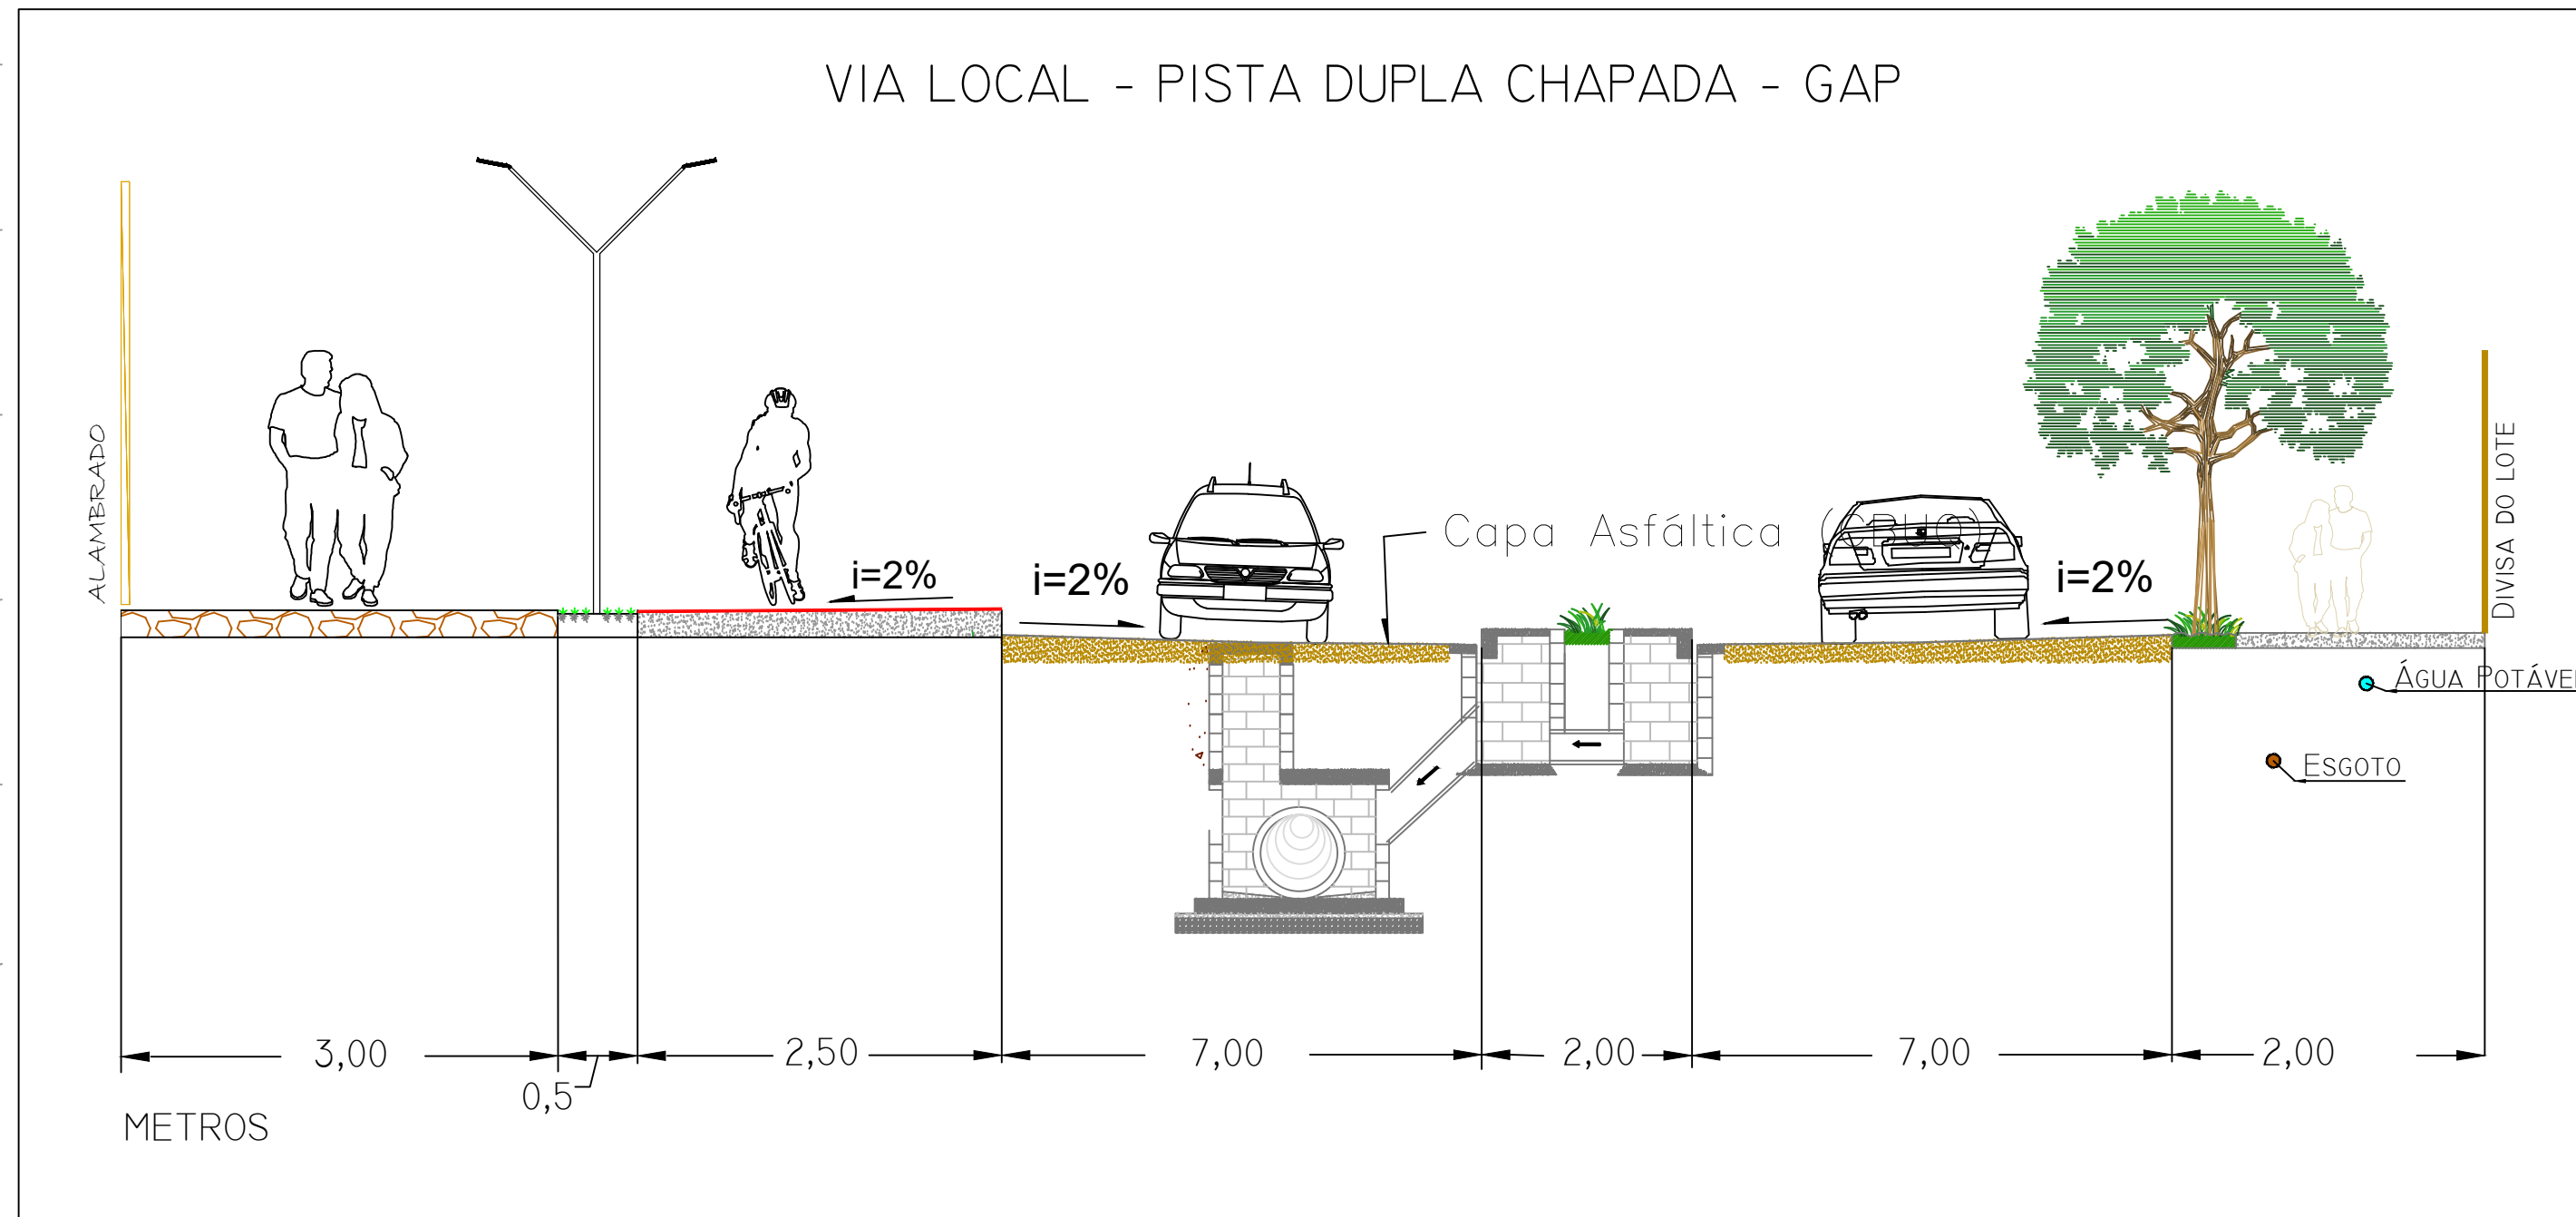

CORTE TRANSVERSAL DA AV. DE 22,00 METROS

Sem Escala

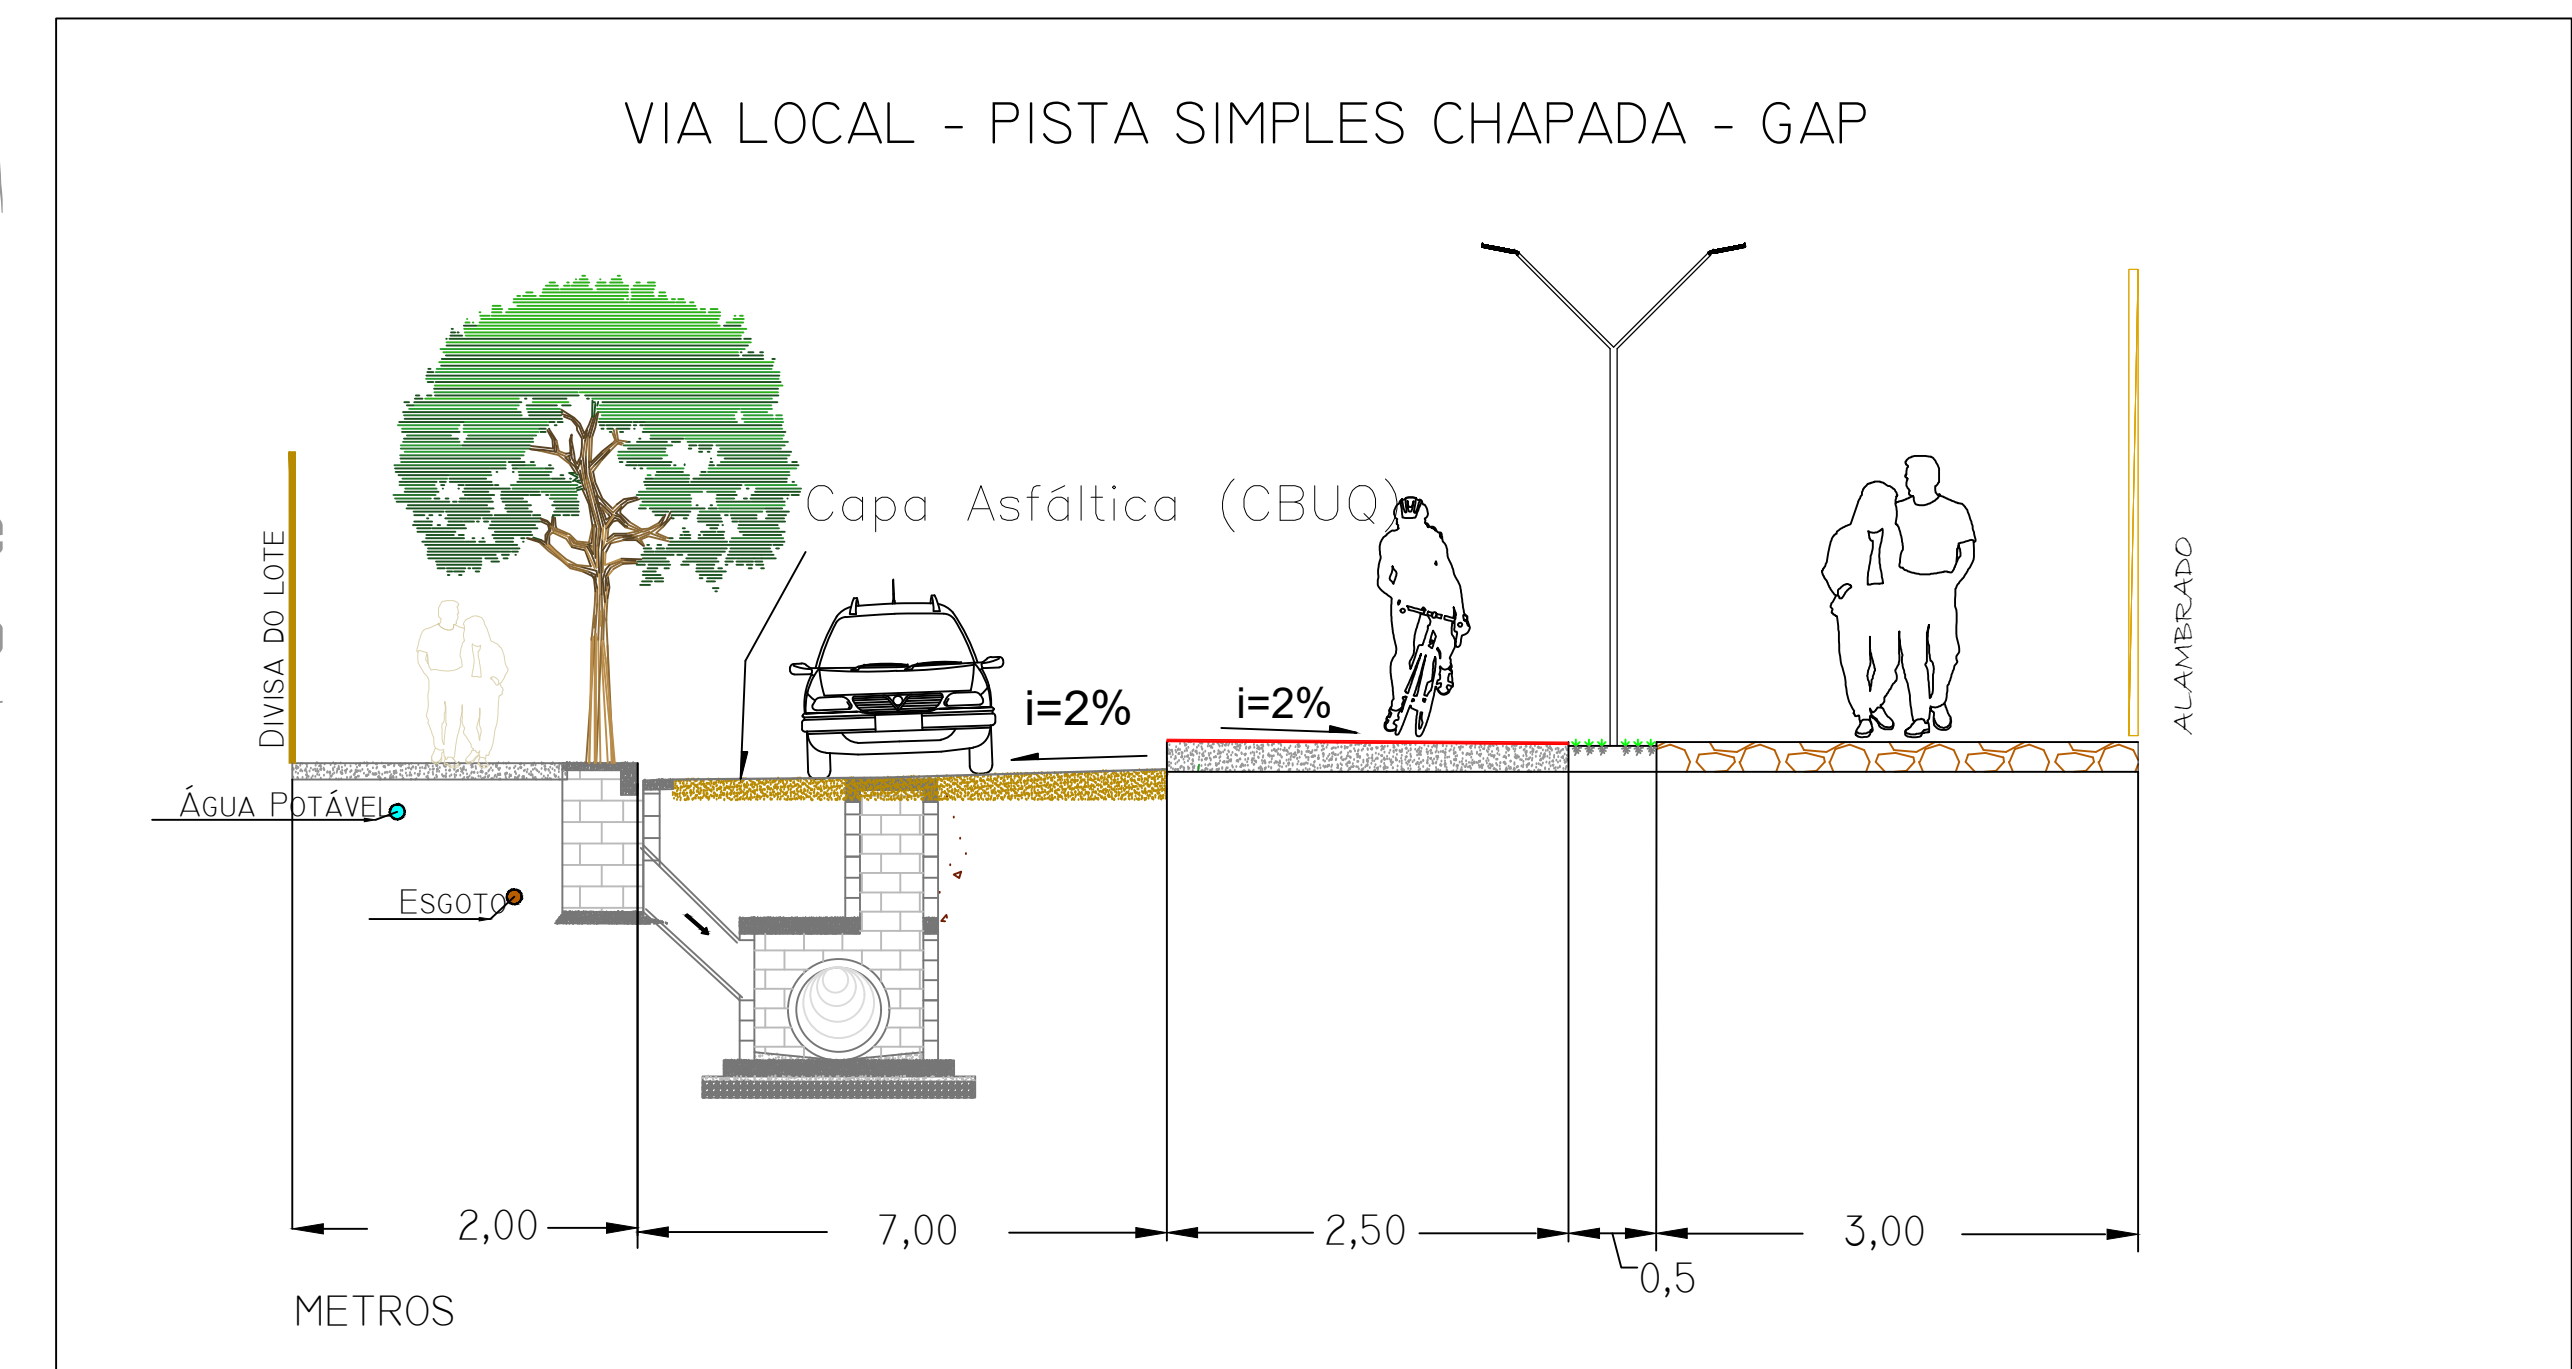

CORTE TRANSVERSAL DA RUA DE 15,00METROS

Sem Escala

LEGENDA	
Cerca	
Casa	
Meio fio	
Muro	
Poço da SAE	
Faixa de domínio da Av. D. Lamartine	
Poste	
Poço de Visita (Esgoto)	ES
Pista de Caminhada	
Ciclovia	
Trilha Ecológica	
Sarjetas	
Poco de Visita (Drenagem)	Profundidade, Cota do Terreno, Cota do PV, PV Nº
Boca de Lobo Simples (BLS)	
Boca de Lobo Dupla (BLD)	
Boca de Lobo Tripla (BLT)	
Tubulação da Rede Coletora	Trecho, Material, Diâmetro, Tipo de Concreto, Comprimento, Declividade
Tubulação de Ligação	
Bacia de Contribuição	n. bacia
Fim de Rede (Rede Existente)	

INFORMAÇÕES GERAIS DA REDE DE DRENAGEM		
Número de trechos da rede	un.	20
Número de trechos de ligação	un.	18
Número de bocas de lobo	un.	18
Número de pcos de visita	un.	20
Extensão de tubos de rede	m	1003,0
Extensão total de tubos de ligação	m	99,20
Extensão total de tubulação	m	1.102,2

## Notas

- 1 - Curvas de Nivel processadas a cada 1 metro.
  - 2 - Levantamento Georreferenciado
- Datum: SIRGAS2000 Fuso: 23S

CARIMBO DE APROVAÇÕES:



**LICENGE**  
ENGENHARIA & CONSULTORIA

TIPO DE USO:

Infraestrutura - Lagoa Paquetá

ENDERECO DA OBRA:  
Sec. Mun. de Meio Ambiente de Catalão - SEMMAC  
Av. Castelo Branco c/ Rua Paquetá, Cond. Paquetá

PROPRIETARIO:

PREFEITURA MUNICIPAL DE CATALÃO - SEMMAC CNPJ: 01.505.043/0001-50

AUTOR DO PROJETO:

ENGP. PEDRO SILVA DE SOUZA CREA nº. 1016279248/D-GO

RESPONSÁVEL TÉCNICO:

ENGP. PEDRO SILVA DE SOUZA CREA nº. 1016279248/D-GO

DESCRIÇÃO:

\* Planta Baixa

\* Detalhes

\* Legenda

\* Resumo da Rede

01/04

ESCALA:

INDICADAS

DATA:

02 / 06 / 2021

DESENHO:

PEDRO

(64) 3443-1688

REVISÃO:

02 / 07 / 2021