


Perfil - Trecho 2-1 e 2-2

Escala: 1:500

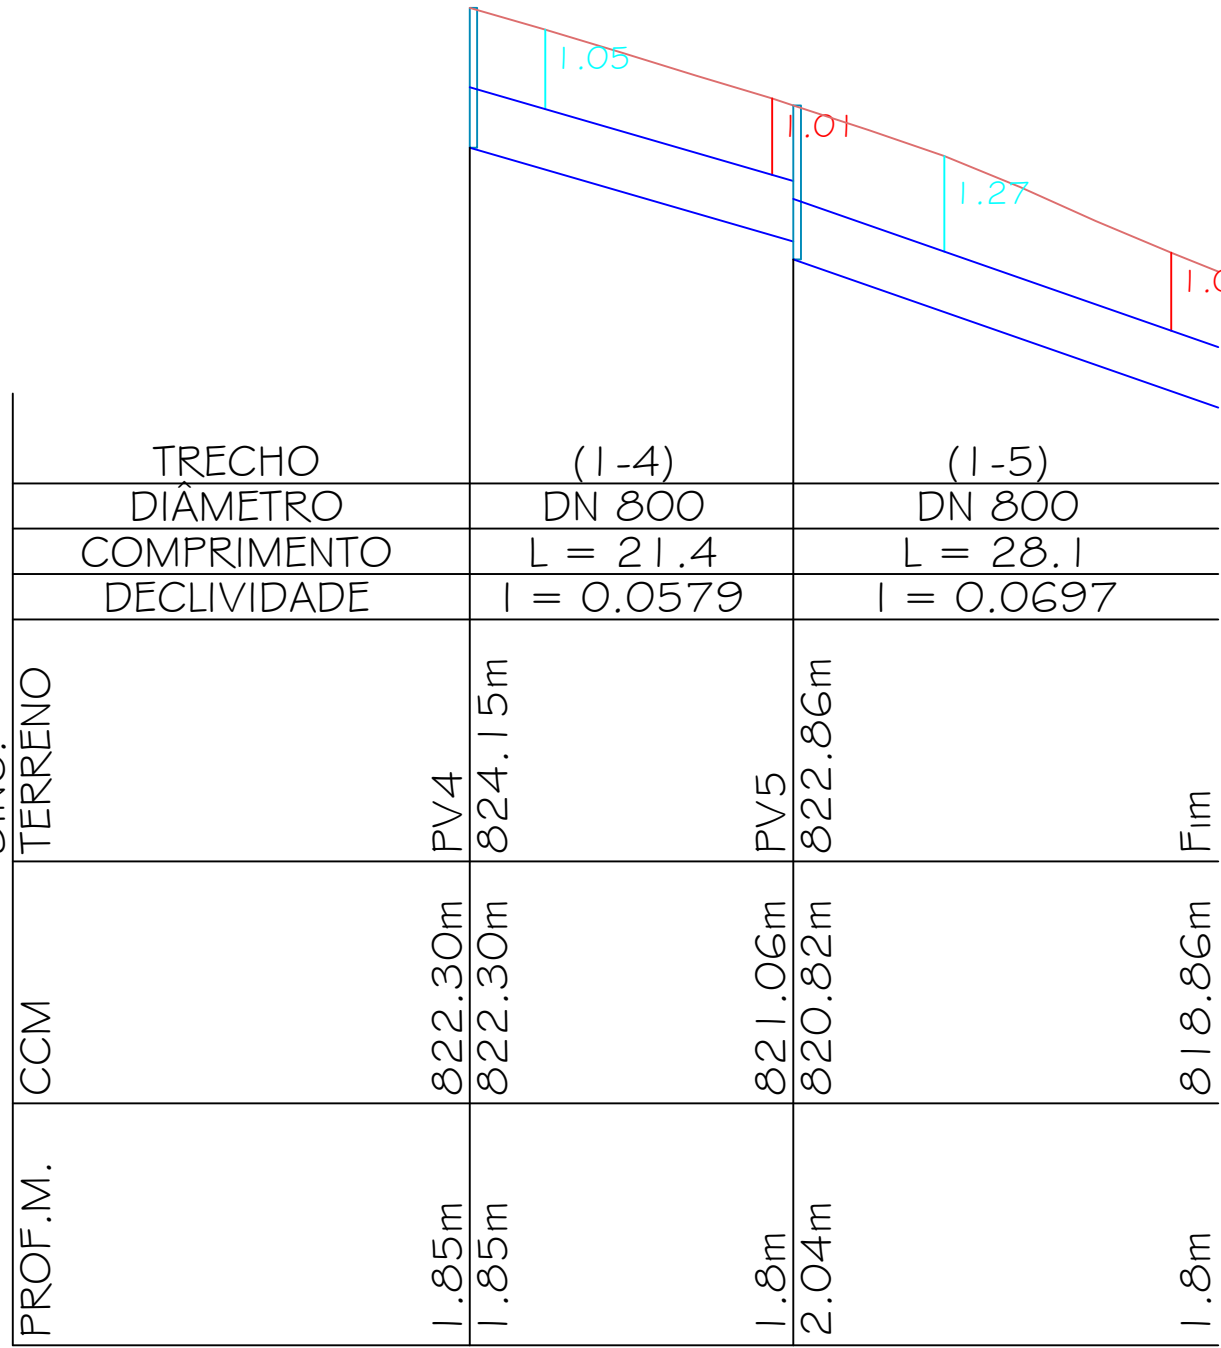

Perfil - Trecho 1-4 e 1-5

Escala: 1:500

INFORMAÇÕES GERAIS DA REDE DE DRENAGEM		
Número de trechos da rede	un.	04
Número de trechos de ligação	un.	04
Número de bocas de lobo	un.	15
Número de Poços de Visita	un.	04
Extensão total de tubos de ligação	m	26,42
Extensão de tubos de rede	m	245,20
Extensão total de tubulação	m	271,62

LEGENDA	
Meio fio	
Muro	
Área Verde / Institucional	
Números dos Lotes	
Limites dos Lotes	
Eixo da Pista	
Calçamento	
Curvas de Nível	
Poco de Visita (Drenagem)	
Boca de Lobo Simples (BLS)	
Boca de Lobo Dupla (BLD)	
Boca de Lobo Tripla (BLT)	
Tubulação da Rede Coletora	
Tubulação de Ligação	
Rede a ser implantada	
Fim de Rede (Dissipadores)	

PLANILHA DE QUANTITATIVOS DE SERVIÇOS DE OBRAS LINEARES									
REDE DE DRENAGEM									
DN (mm)	EXTENSÃO (m)	LARGURA (m)	PROFUNDIDADE (m)	ESCAVAÇÃO (m³)	ESCAVAÇÃO POR FAIXA DE PROF. (m³)		PERFIL GEOLÓGICO DO SOLO	REATERRO 20cm acima da GS (M³)	REATERRO COMPLEMEN- TAR (M³)
									TOTAL
400	18,08	1,00	1,40	25,00	até 2,0m	582,00	Argila/Silt arenosa vermelha com cascalho	9,00	14,00
400	8,34	1,00	1,53	13,00	de 2,01 a 4,00m	-		4,00	8,00
600	104,80	1,20	1,60	201,00	de 4,01 a 6,00m	-		71,00	101,00
600	90,90	1,20	1,85	202,00	de 6,01 a 8,00m	-		62,00	115,00
800	49,50	1,40	2,04	141,00	de 8,01 a 10,00m	-		44,00	72,00
TOTAL	271,62			582,00		582,00		190,00	310,00

- NOTAS:
- 1 - Todas as medidas estão em metros, exceto as indicadas
  - 2 - Os valores contidos na planilha de quantitativos de serviços foram arredondados para um número inteiro;
  - 3 - As fórmulas utilizadas para chegar ao cálculo se encontra no memorial;
  - 4 - Para o escoramento, foi previsto um reaproveitamento do material em até 40%;
  - 5 - Para as BLD localdas ao lado das BLT, deverá ser retirado a parede de ambas e executar uma viga, conforme projeto.

CARIMBO DE APROVAÇÕES:

TIPO DE USO:

REDE DE DRENAGEM PLUVIAL

ENDEREÇO DA OBRA:  
RUA DONA ALTINA  
LOTEAMENTO JARDIM COLONIAL

PROPRIETÁRIO:

PREFEITURA MUNICIPAL DE CATALÃO CNPJ: 01.505.643/0001-50

AUTOR DO PROJETO:

ENGP. SAMUEL G. CARRILHO CREA Nº. 101586582/D-GO

RESPONSÁVEL TÉCNICO:

ENGP. LUIS SEVERO BRAGA GOMIDES CREA Nº. 4969/D-GO

DESCRIÇÃO:  
\* Planta Baixa  
\* Seção Transversal  
\* Legenda  
\* Quadro de áreas

ÁREAS:  
VIDE QUADRO DE ÁREAS

ESCALA:  
INDICADAS

DATA:  
24 / 09 / 2018

DESENHO:  
LICENCE

REVISÃO:  
24 / 04 / 2019

01/05