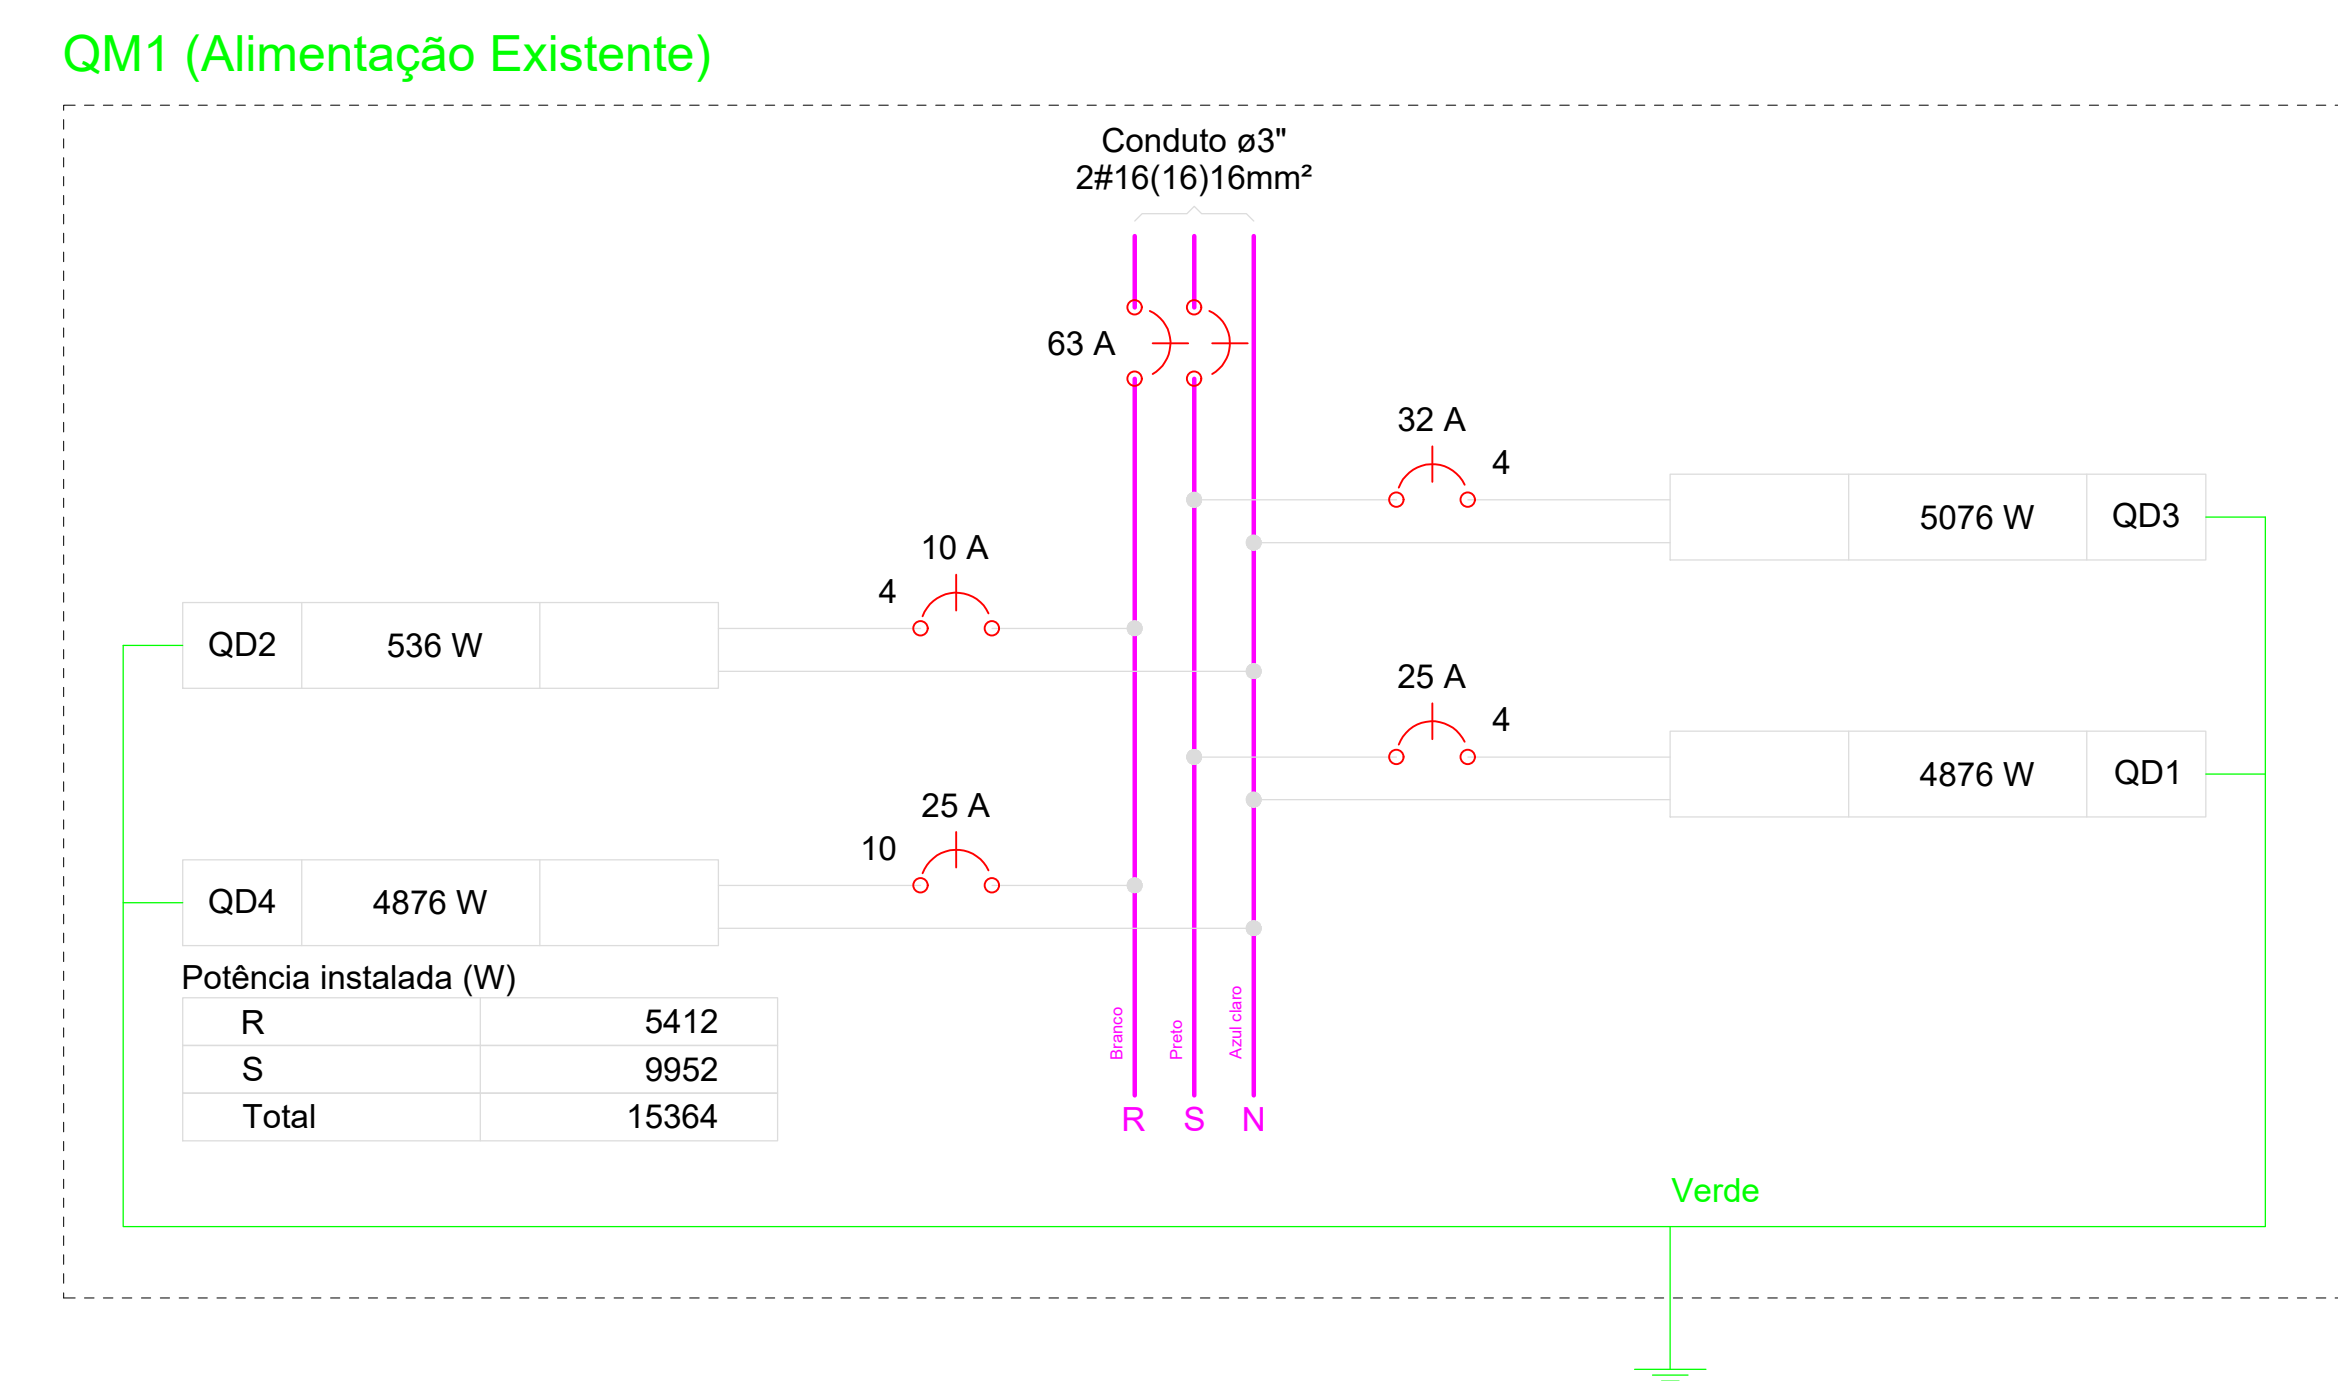
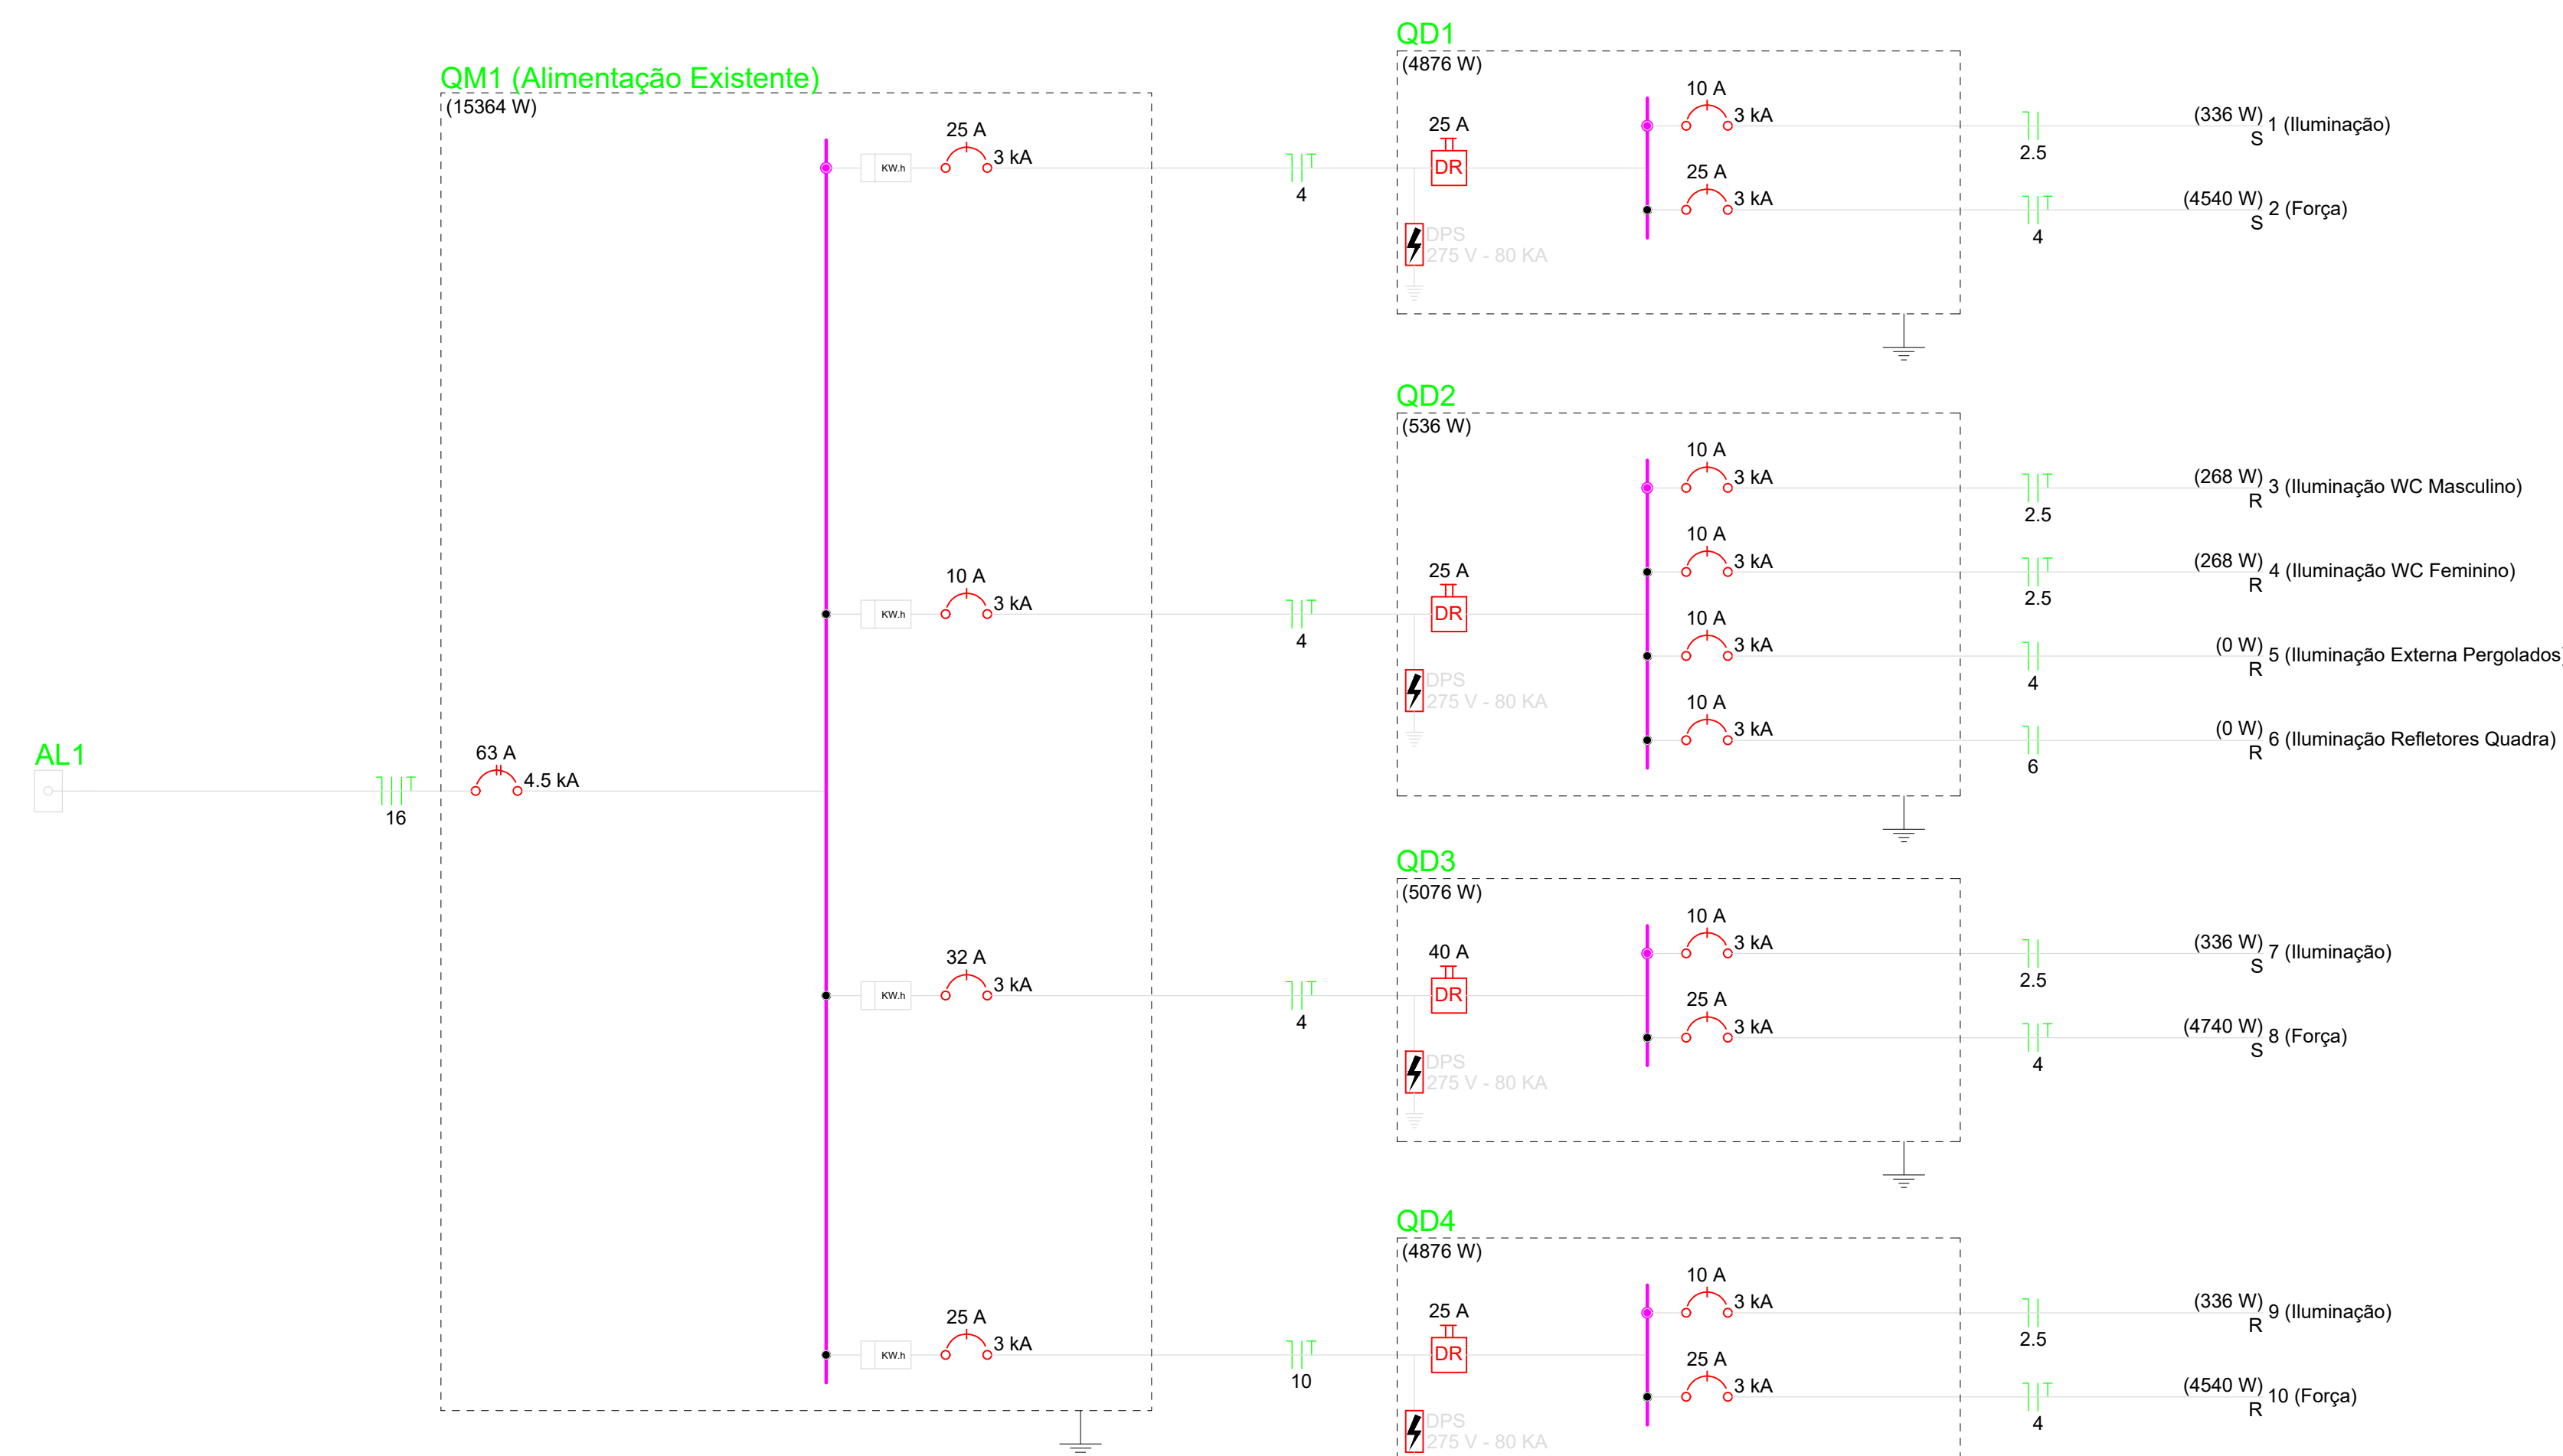


PLANTA BAIXA - DETALHE 1  
ESCALA 1:150

[illegible][illegible][illegible][illegible][illegible][illegible]

<div><div><div><div>PREFEITURA DE</div><div>CATALÃO</div><div>Cidade que sonha e faz.</div></div></div></div>				
TIPO DE USO : PRAÇA CARLINDO GONÇALVES DE MESQUITA				
ELÉTRICO	ENDEREÇO DA OBRA : AV. CENTRAL, S/N, DISTRITO DE PIRES BELO, CATALÃO-GO			
	PROPRIETÁRIO :			
	PREFEITURA MUNICIPAL DE CATALÃO		CNPJ/CPF nº: 01.505.643/0001-50	
	AUTOR DO PROJETO :		Nº DA PRANCHA :	
	LEONARDO MARTINS DE CASTRO TEIXEIRA		CREA nº: 7455D-GO	
	RESPONSÁVEL TÉCNICO :		01 / 03	
	LEONARDO MARTINS DE CASTRO TEIXEIRA			CREA nº: 7455D-GO
	DESCRIÇÃO : Planta baixa com projeto elétrico da praça, primeira parte.			
	Quadros de cargas e de demanda		ÁREAS : Ver no arquitetônico	
	ESCALA :	DATA :	DESENHO :	REVISÃO :
Indicadas	30/03/2021	PHILIPJOHN		