



PLANTA BAIXA - PRO SAUDE
ESC.: 1/100

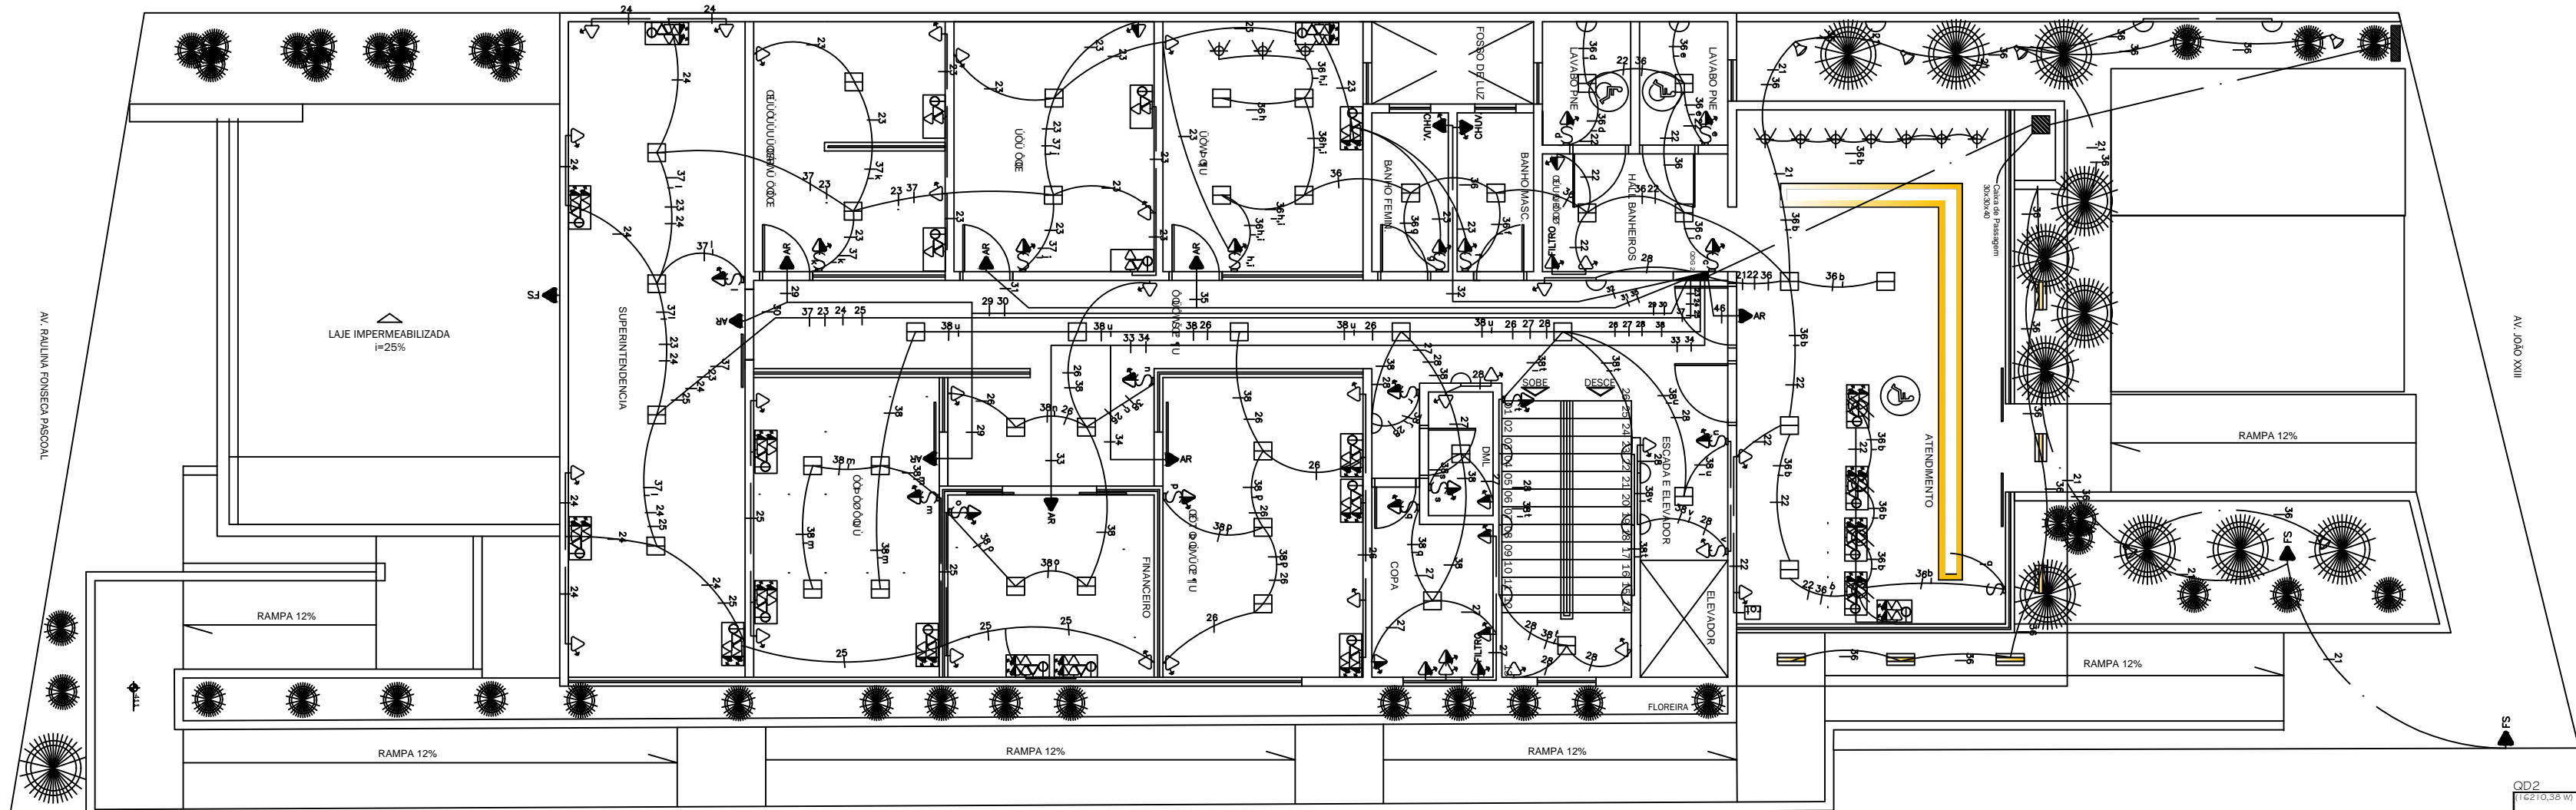


PLANTA BAIXA - IPASC
ESC.: 1/100

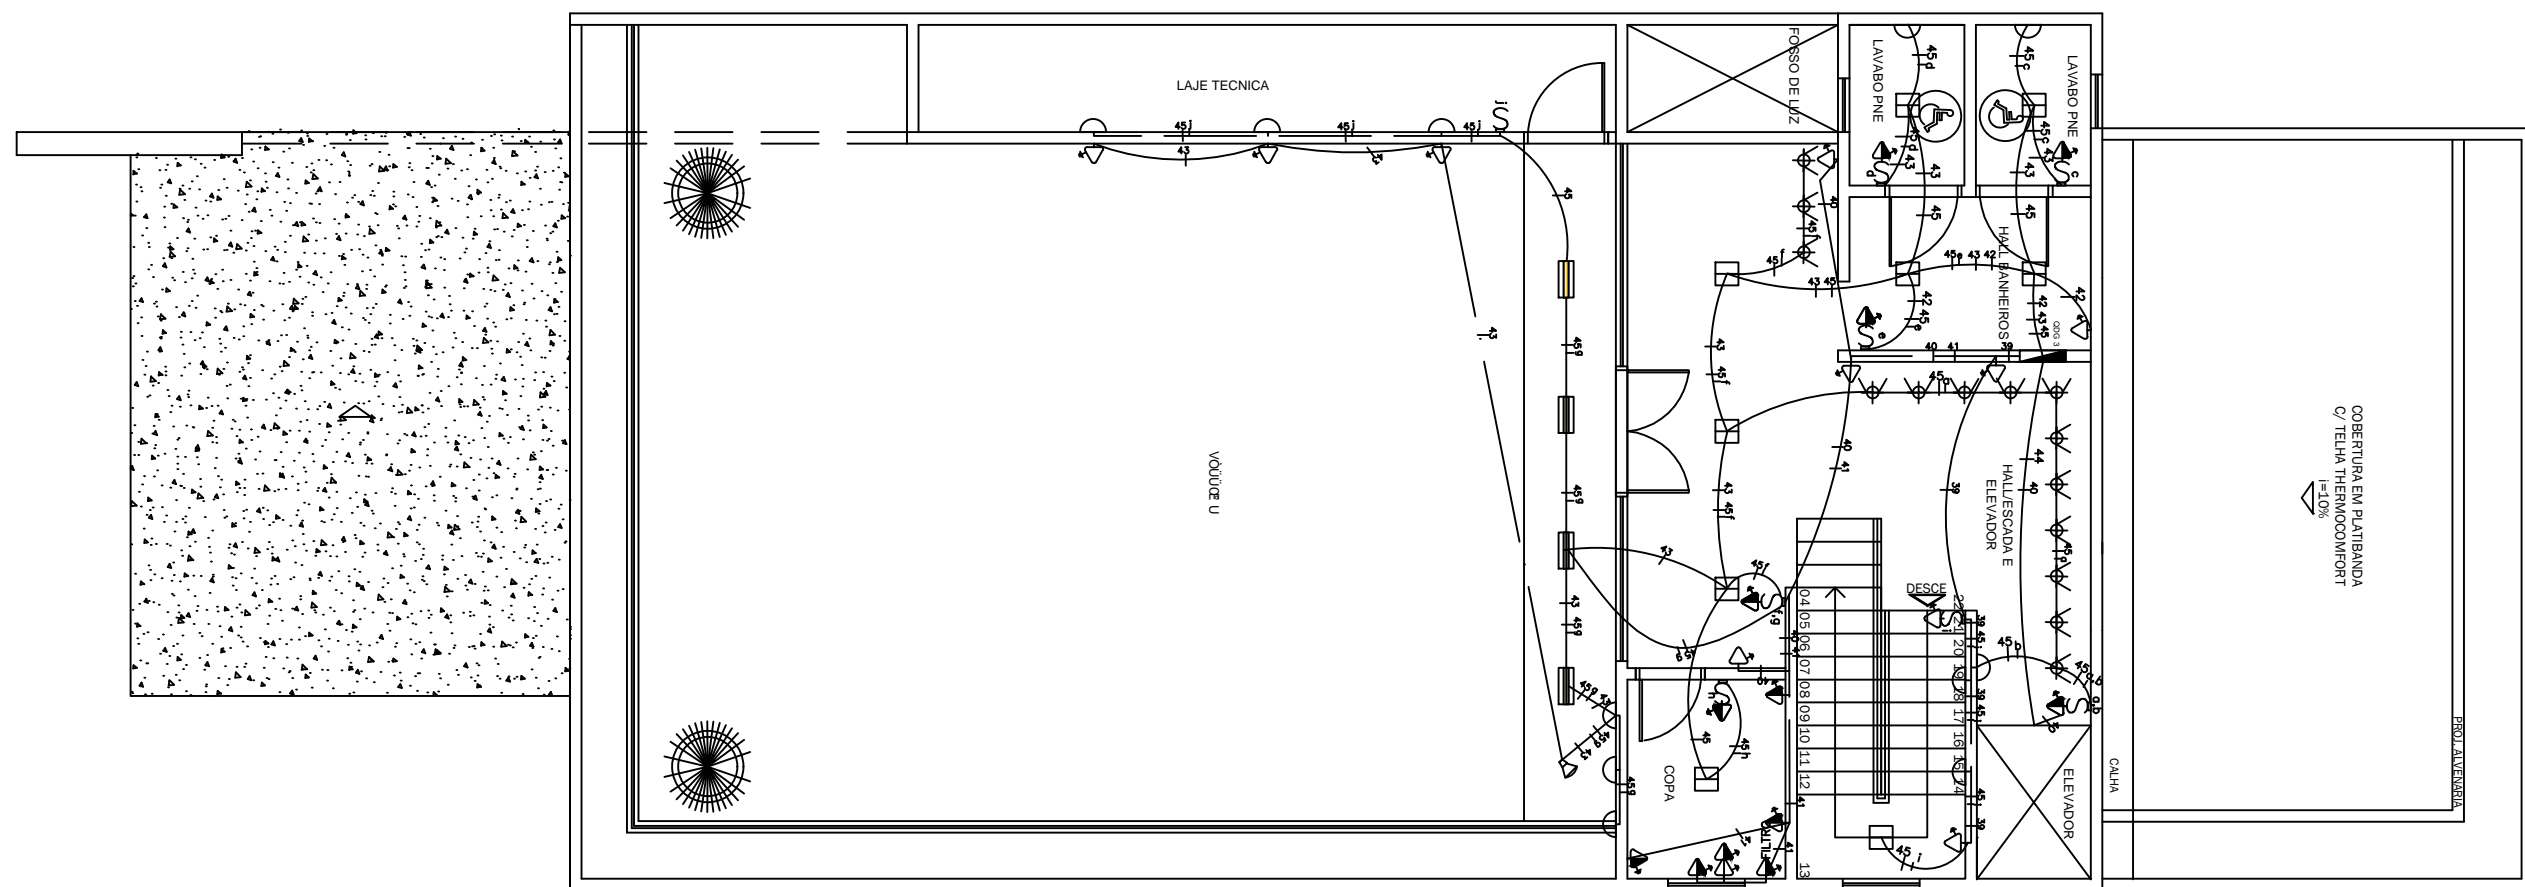


PLANTA BAIXA - TERRAÇO
ESC.: 1/100


Descrição	
Interruptor	
Tomada baixa	
Tomada média	
Tomada média p/ filtro	
Tomada alta p/ chuveiro	
Tomada alta p/ ar condicionado	
Tomada para telefone	
Tomada para antena Tv	
Tomada para computador	
Pendente	
Panela embutido em LED	
Halógena embutido no piso	
Arandela h=180cm	
Iluminação embutida no gesso	
Embutido p/ lâmpada dicrótica	
Luminária AR111	
Espeto jardim lâmpada	
Interfone	
Arandela h=110cm	
Balizador h= 30cm na parede	
Iluminação embutida na marcenaria	
Projektor	
Iluminação c foto sensor (Letreiro)	
Pendente Linear	
Tomada Piso para cadeira	

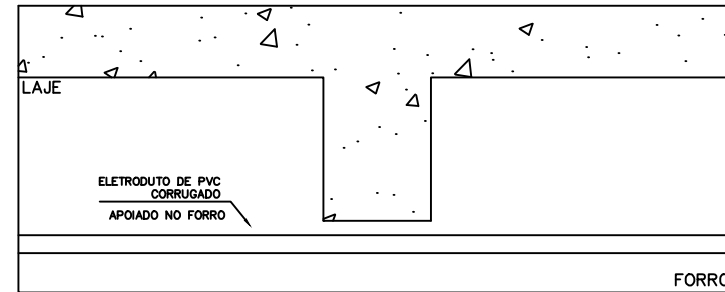


DETALHE TÍPICO - FIXAÇÃO DE ELETRODUTOS NO ENTREFERRO

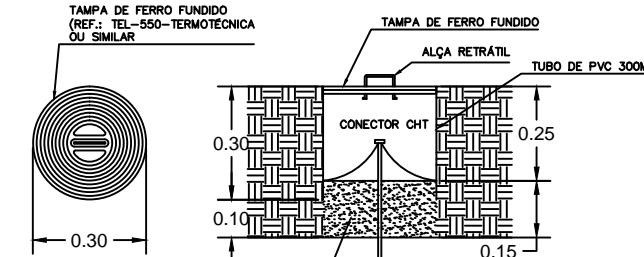


DETALHE DA CAIXA DE INPECÇÃO DE ATERRAMENTO SEM ESCALA

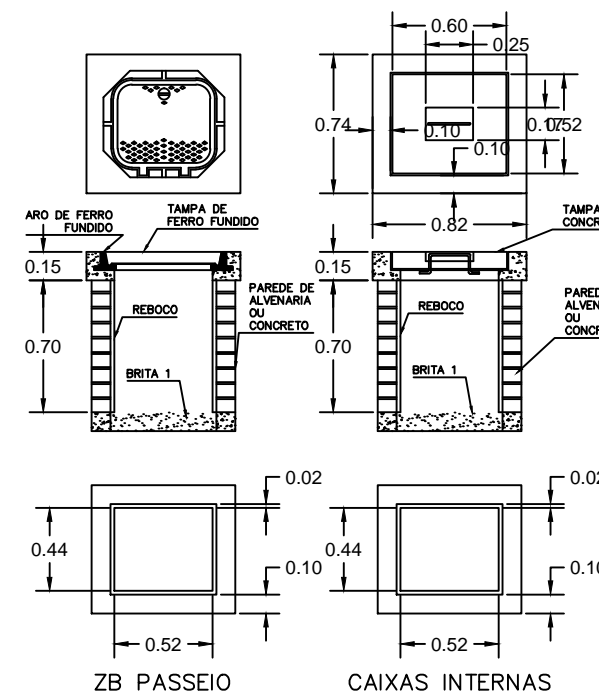

DETALHES DE CAIXAS DE PASSAGEM ZB PASSEIO E CAIXAS INTERNAS
ESCALA: 1 : 20

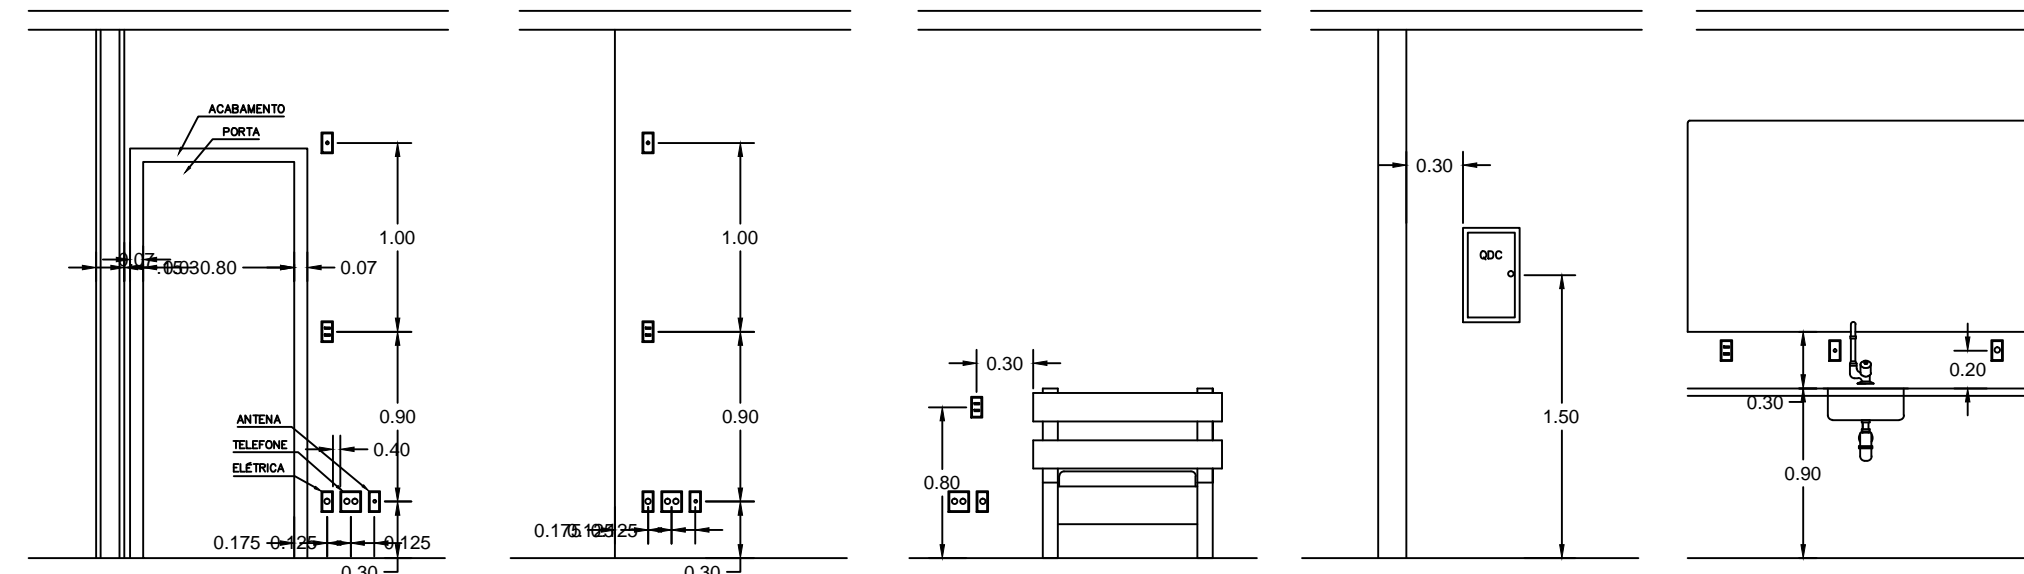

DETALHES TÍPICOS DE POSICIONAMENTO DE PONTOS DE LUZ, TELEFONE E ANTENA
ESCALA: 1:50

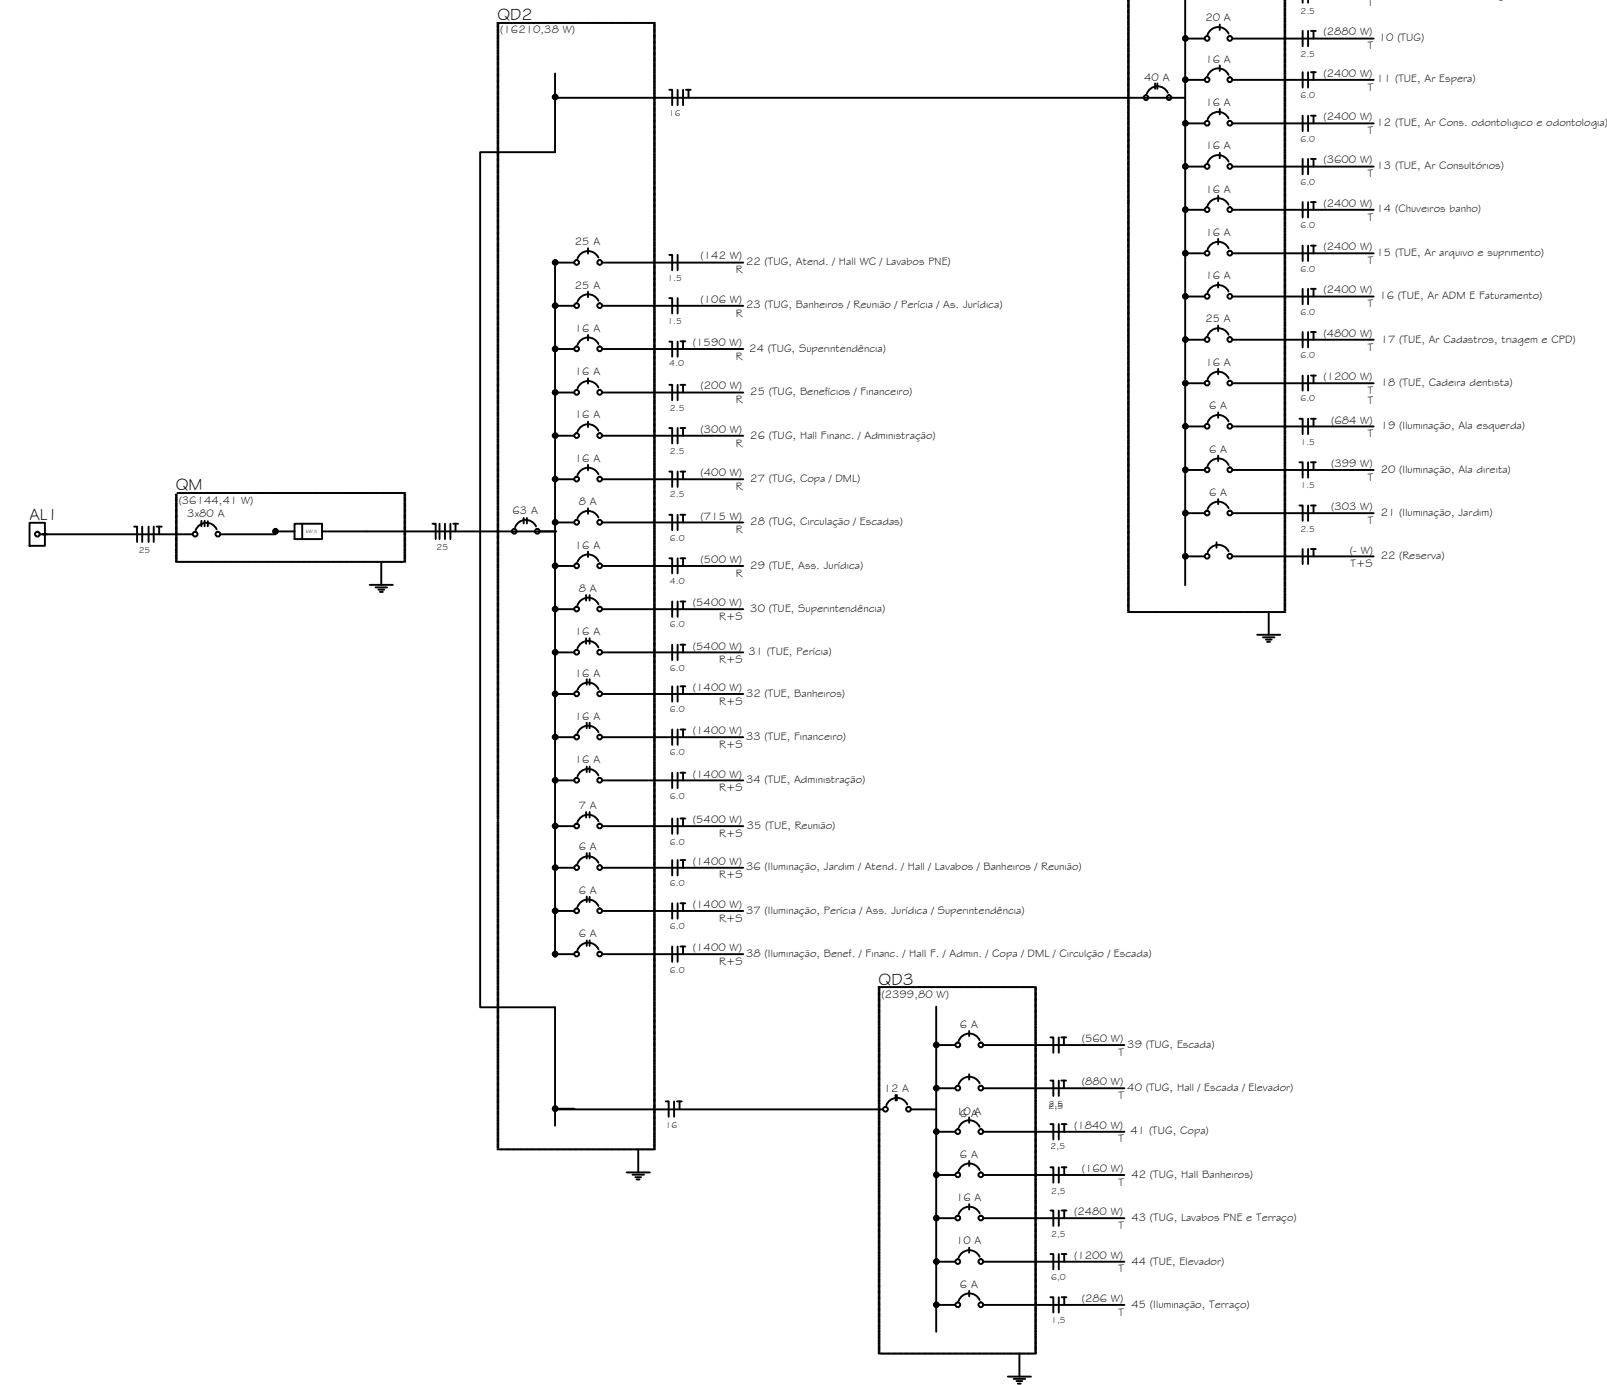

ACEANGA VITÓRIA ARQUITETURA
(64) 3411.0808 / aceangavitoria@yahoo.com.br

TIPO DE USO :

INSTITUCIONAL

ACEANGA VITÓRIA ARQUITETURA
ACEANGA VITÓRIA ARQUITETURA
ACEANGA VITÓRIA ARQUITETURA

IPASC CNPJ 24.811.705/0001-57

AUTOR DO PROJETO : ACEANGA VITÓRIA ARQUITETURA

02 / 02

02 / 02

*Diagrama unifilar

Taxa de Permeabilidade = 29,04 %

ESCALA : INDICADAS DATA : 10 / 02 / 2020 DESENHO : R. Izadora Borges 00 / 00 / 0000