


PROJETO ELÉTRICO - DETALHE 2
ESCALA: 1/75

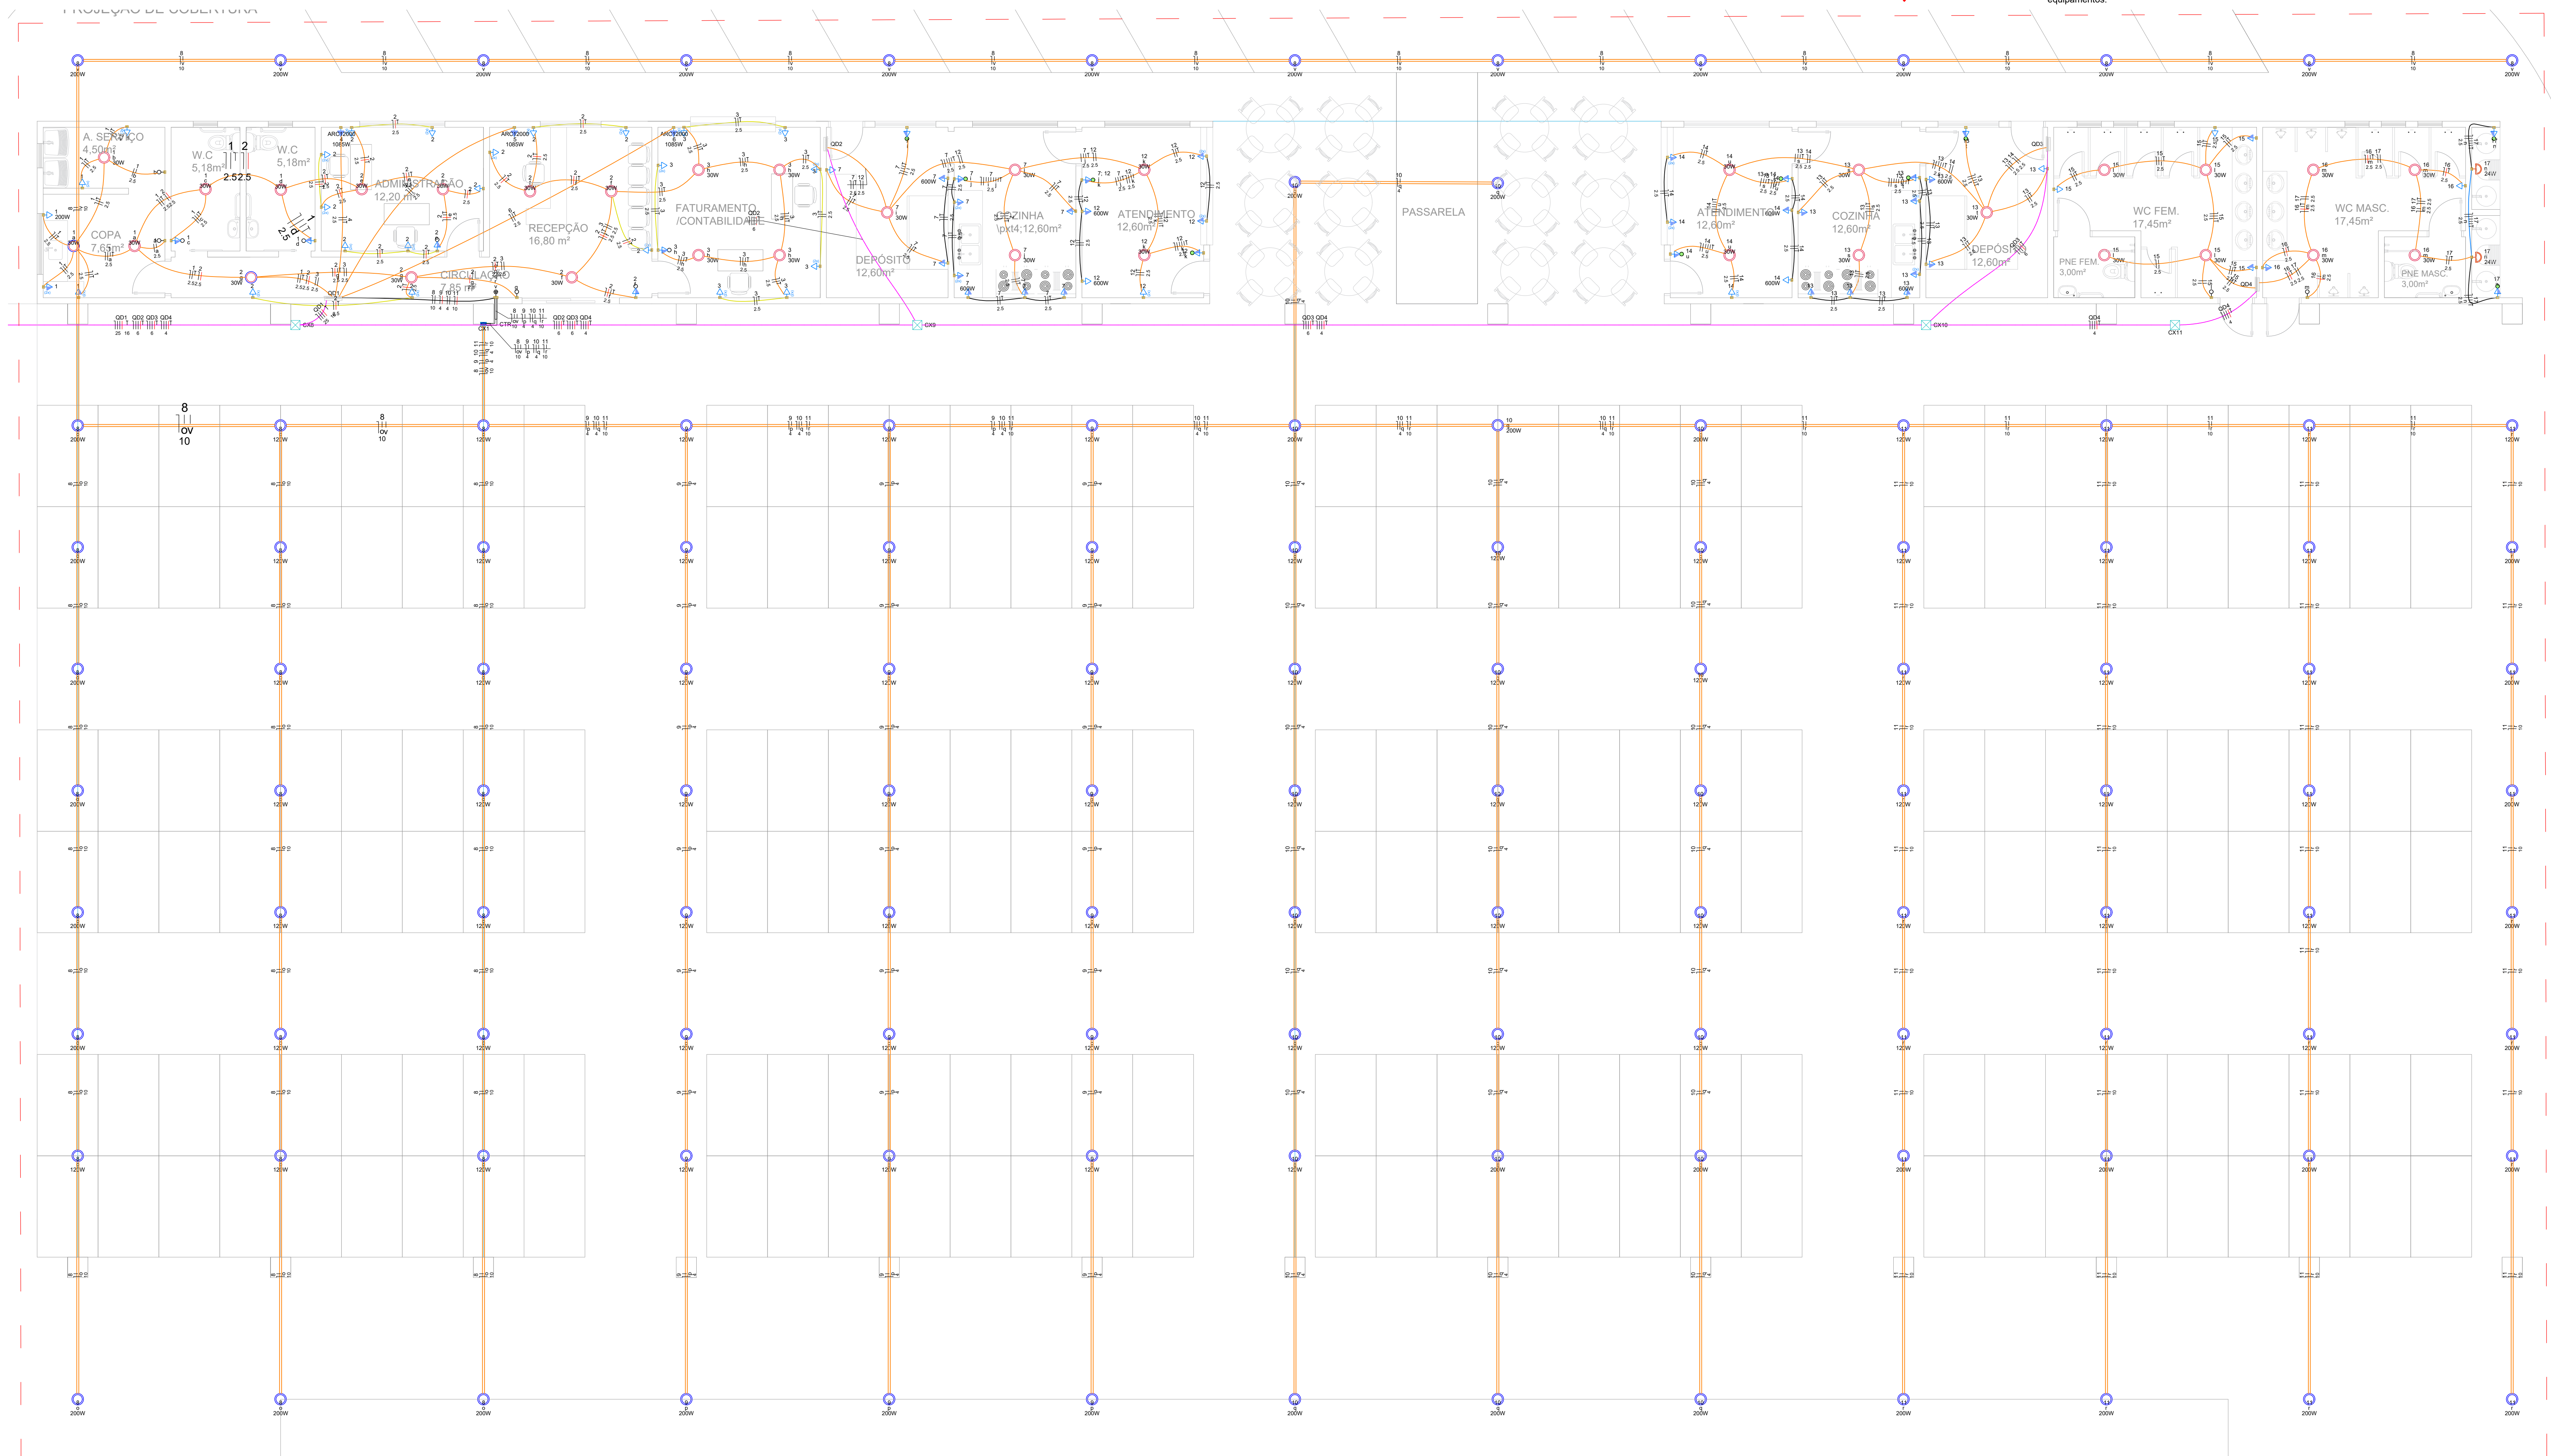

PROJETO ELÉTRICO - DETALHE 1
ESCALA: 1/75

[illegible]

CARIMBO DE APROVAÇÕES



TIPO DE USO :

PROJETO CEASA CATALÃO

ENDEREÇO DA OBR

ARCO VIÁRIO, KM 2, ZONA RURAL, CATALÃO-GO

PROPRIETĂRII

PREFEITURA MUNICIPAL DE CATALÃO-GO

CNPJ: 01.505.643/0001-6

AUTOR DO PROJETO :

ENG.º SAMUEL GONÇALVES CARRILHO	CREA nº 1015865852/D-GO
RESPONSÁVEL TÉCNICO:	

ENGº. SAMUEL GONCALVES CARRILHO CREA nº 1015865952/D-G

Verificar planta de arquitetura.

DESCRIÇÃO:

* Quadro de cargas e demandas

* Diagrama unifilares

- * Diagrama multifilares
- * Tabela de materiais

ESCALA :

INDICADAS

de Indica	
	DATA:

28 / 07 / 2022

	DESENHO
--	---------

SAYONARA
(64) 3443-1688

	REVISÃO
--	---------

100